



"Dunkle Ecke" Anton-Heinle-Straße




Stadt Friedberg
Erstellt von: Stefan Meyr
Erstellt am: 09.09.2016
Maßstab 1:2000



Die LEW Verteilnetz GmbH (LVN)
ist ein Unternehmen der LEW-Gruppe.

SB-Plan

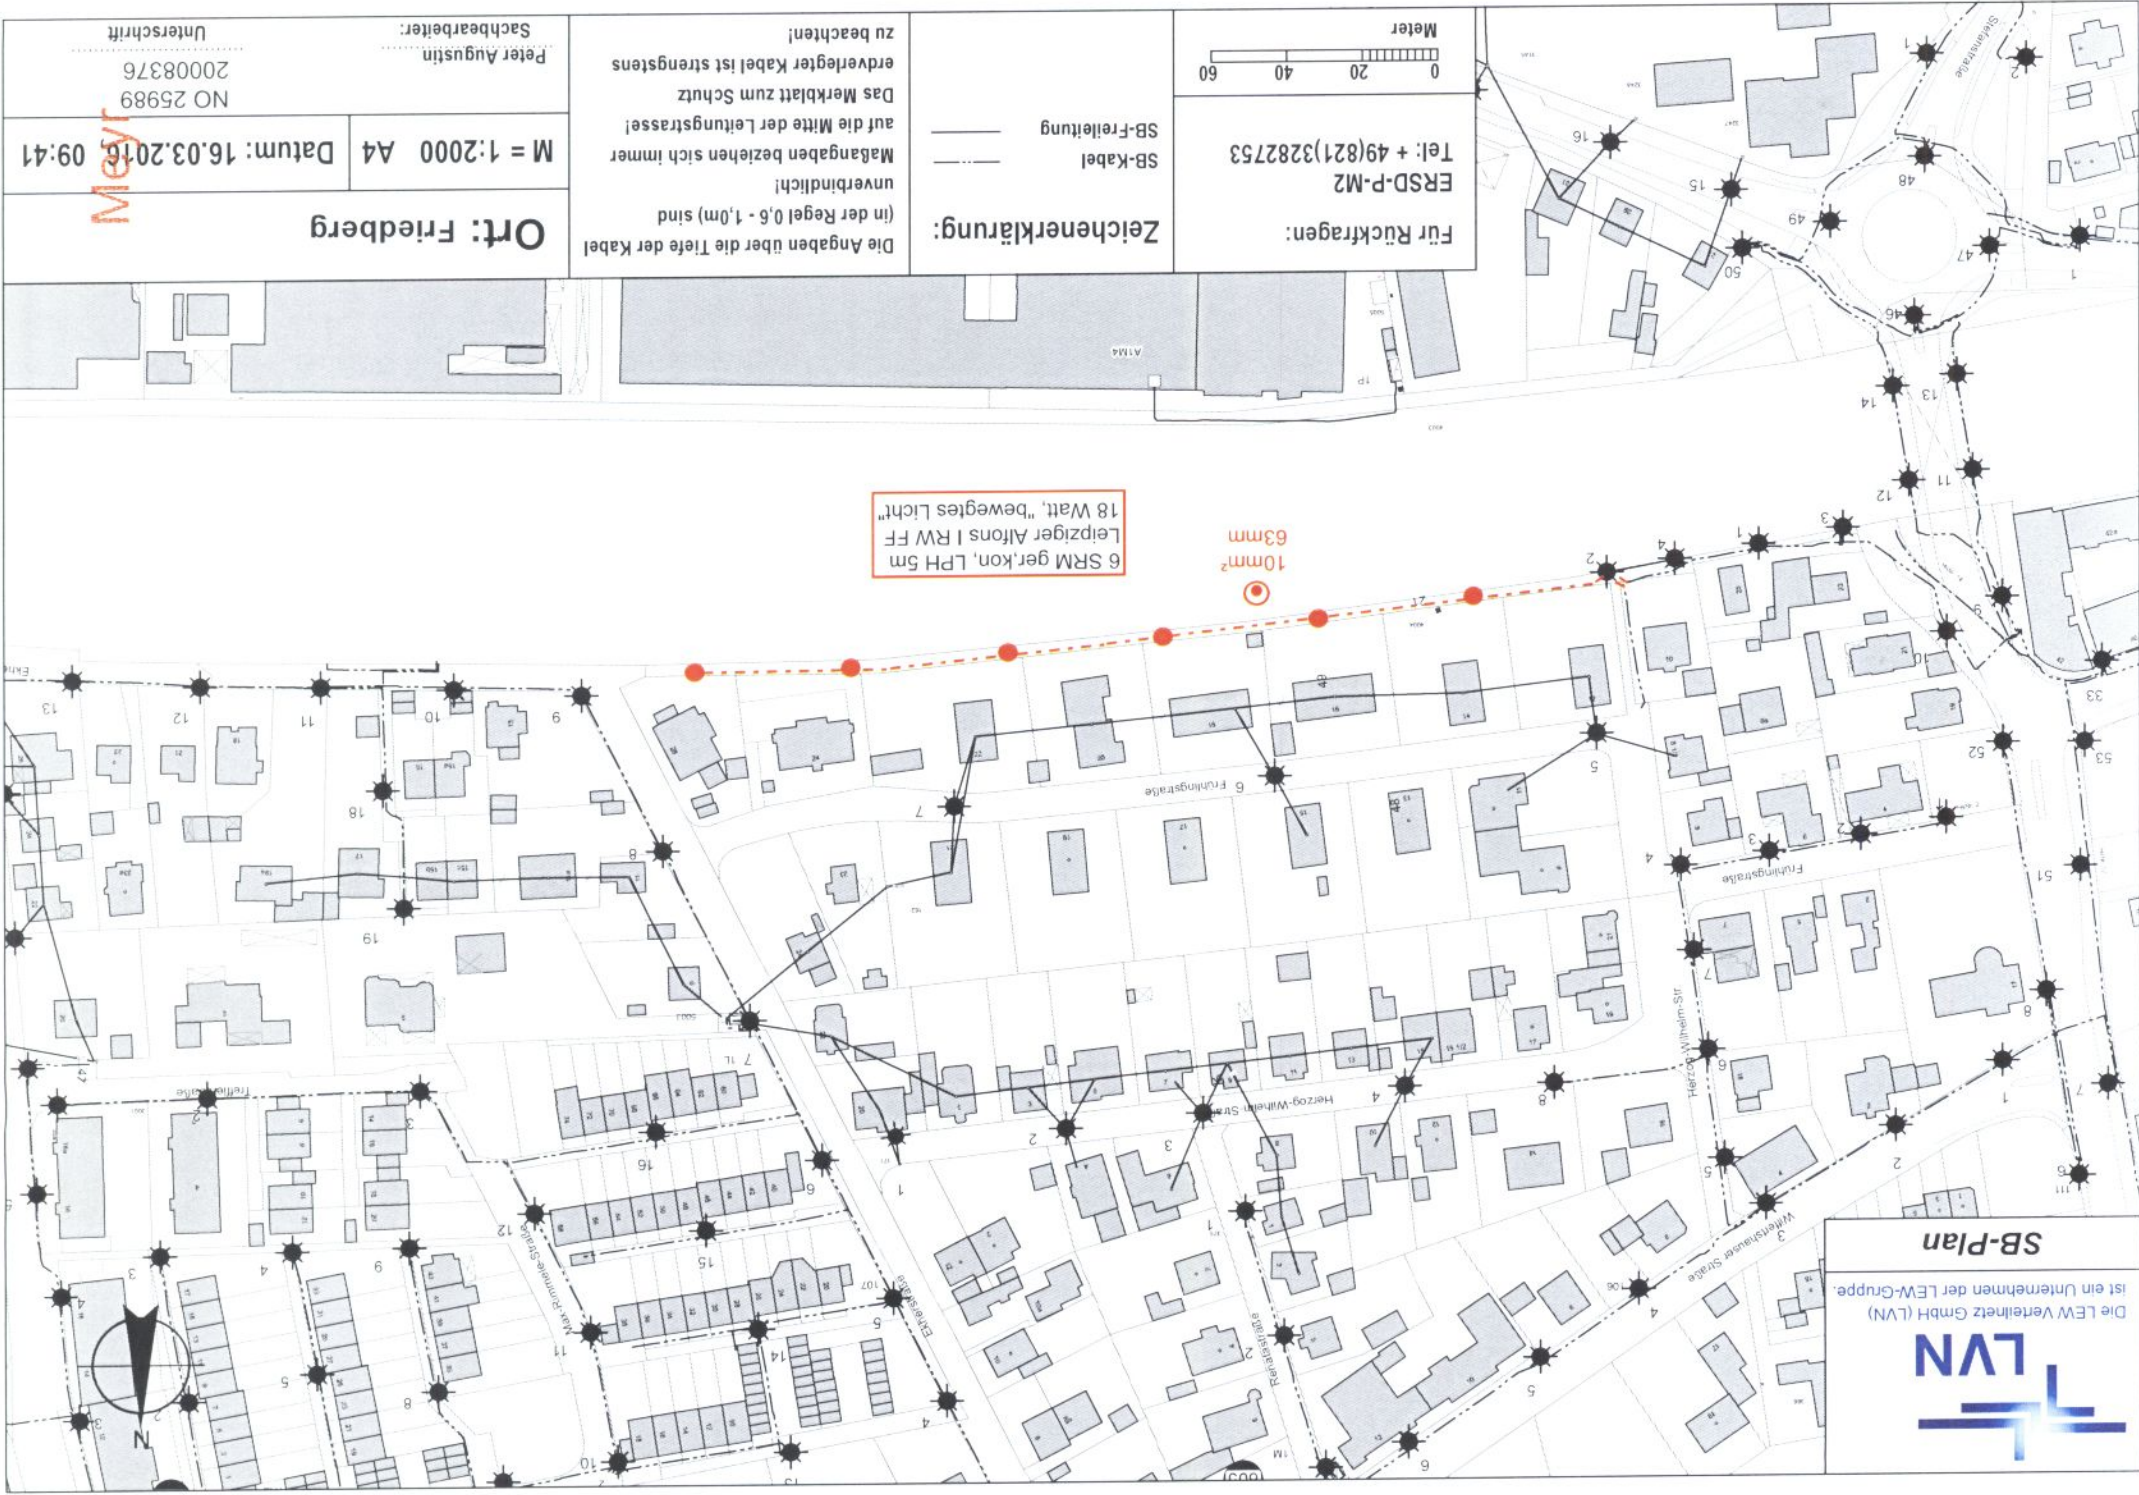



Die LEW Verteilnetz GmbH (LVN)
ist ein Unternehmen der LEW-Gruppe.

SB-Plan



Bestand:
SRM ger., kon.LPH 6m

Neubau-Leuchte:
Hella Park 2500lm, hn
25 Watt, M-Optik

Abbau-Leuchte:
Kofflerleuchte HQL 89W
Bj. 1980

 
Neubau:
SRM ger., kon. LPH 6m
Hella Park 1700lm, hn
21 Watt, U-Optik

BFT-Stat. Nr.
1A3
Vinzenz-Pallotti-Str.
SB-Schaltstelle 620

Für Rückfragen:

ERSD-P-M2

Tel: ++49(821)3282753



Zeichenerklärung:

- SB-Kabel
- SB-Freileitung
- Abbau
- Neubau
- Bestand
- Geplant

Die Angaben über die Tiefe der Kabel
(in der Regel 0,6 - 1,0m) sind
unverbindlich!

Maßangaben beziehen sich immer
auf die Mitte der Leitungstrasse!

Das Merkblatt zum Schutz
erdverlegter Kabel ist strengstens
zu beachten!

Ort: Friedberg

M = 1:2000 A4

Datum: 04.07.2016, 10:44

Peter Augustin
Sachbearbeiter:

NO 26093
20008853

[illegible]

Neubau:
SRM ger, kon LPH 6m
Ausleger 1m
Hella Park 2500lm, hn

BFT-Stat. Nr.
1 Z
Stefanstr.
SB-Schaltstelle 610

SB-Kabel
SB-Freileitung
Abbau
Neubau
Bestand
Geplant

Die Angaben über die Tiefe der Kabel
(in der Regel 0,6 - 1,0m) sind
unverbindlich!

Maßangaben beziehen sich immer
auf die Mitte der Leitungsstrasse!

Das Merkblatt zum Schutz
erdverlegter Kabel ist strengstens
zu beachten!

Peter Augustin	NO 26097
Sachverständiger	20008856



Die LEW/Verteilnetz GmbH (LVN)
ist ein Unternehmen der LEW-Gruppe.

SB-Plan

Neubau:
SRM ger., kon. LPH 5m
Hella Park 1250lm, gn

106mm
10mm²

Komp.-Stat. Nr.
1N3
Leitenweg
SB-Schaltschrank
Schaltstelle 622



Für Rückfragen:

ERSD-P-M2

Tel: ++49(821)3282753



Zeichenerklärung:

- SB-Kabel
- SB-Freileitung
- Abbau
- Neubau
- Bestand
- Geplant

Die Angaben über die Tiefe der Kabel
(in der Regel 0,6 - 1,0m) sind
unverbindlich!

Maßangaben beziehen sich immer
auf die Mitte der Leitungsstrasse!

Das Merkblatt zum Schutz
erdverlegter Kabel ist strengstens
zu beachten!


Ort: Friedberg

M = 1:2000 A4

Datum: 04.07.2016, 16:14

Peter Augustin
Sachbearbeiter:

NO 26094
20008862

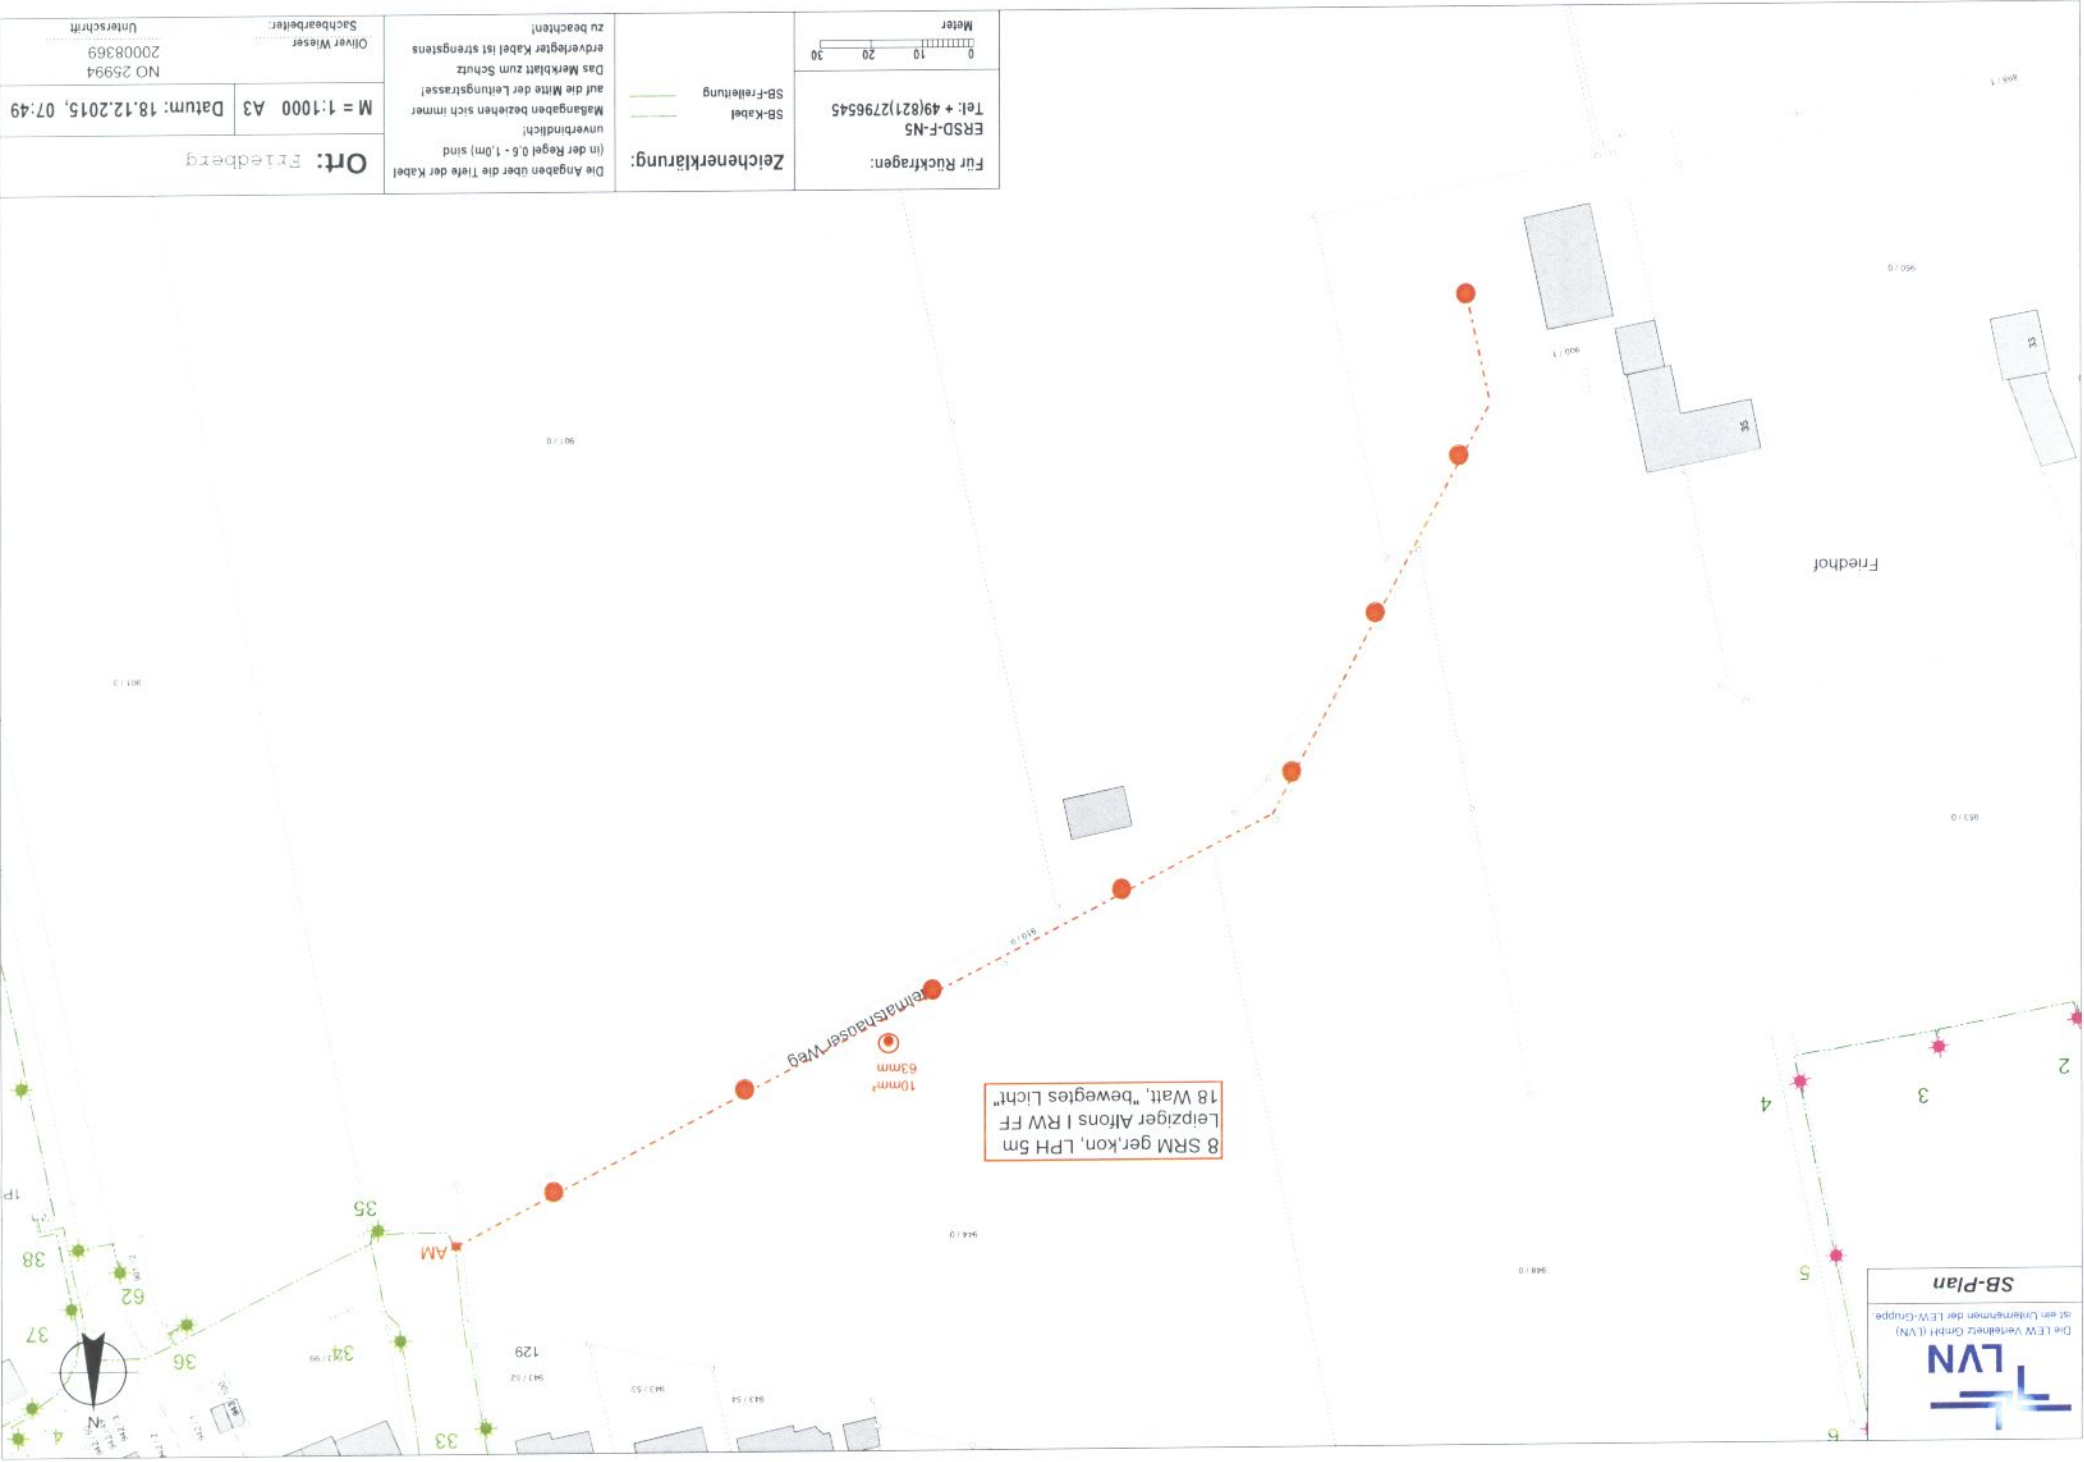


Für Rückfragen: ERSD-F-N5 Tel: + 49(821)2796545		Zeichenerklärung: SB-Kabel SB-Freileitung	
Messer 0 10 20 30		zu beachten! Das Merkblatt zum Schutz erdverlegter Kabel ist strengstens auf die Mitte der Leitungsstrasse! Maßangaben beziehen sich immer unverändert! (in der Regel 0,5 - 1,0m) sind	
Ort: Friedberg		Sachbearbeiter: Oliver Wieser	
M = 1:1000 A3		Unterzeichnet: NO 25994 20008369	
Datum: 18.12.2015, 07:49			



Die LEW Verteilnetz GmbH (LVN)
ist ein Unternehmen der LEW-Gruppe.


SB-Plan

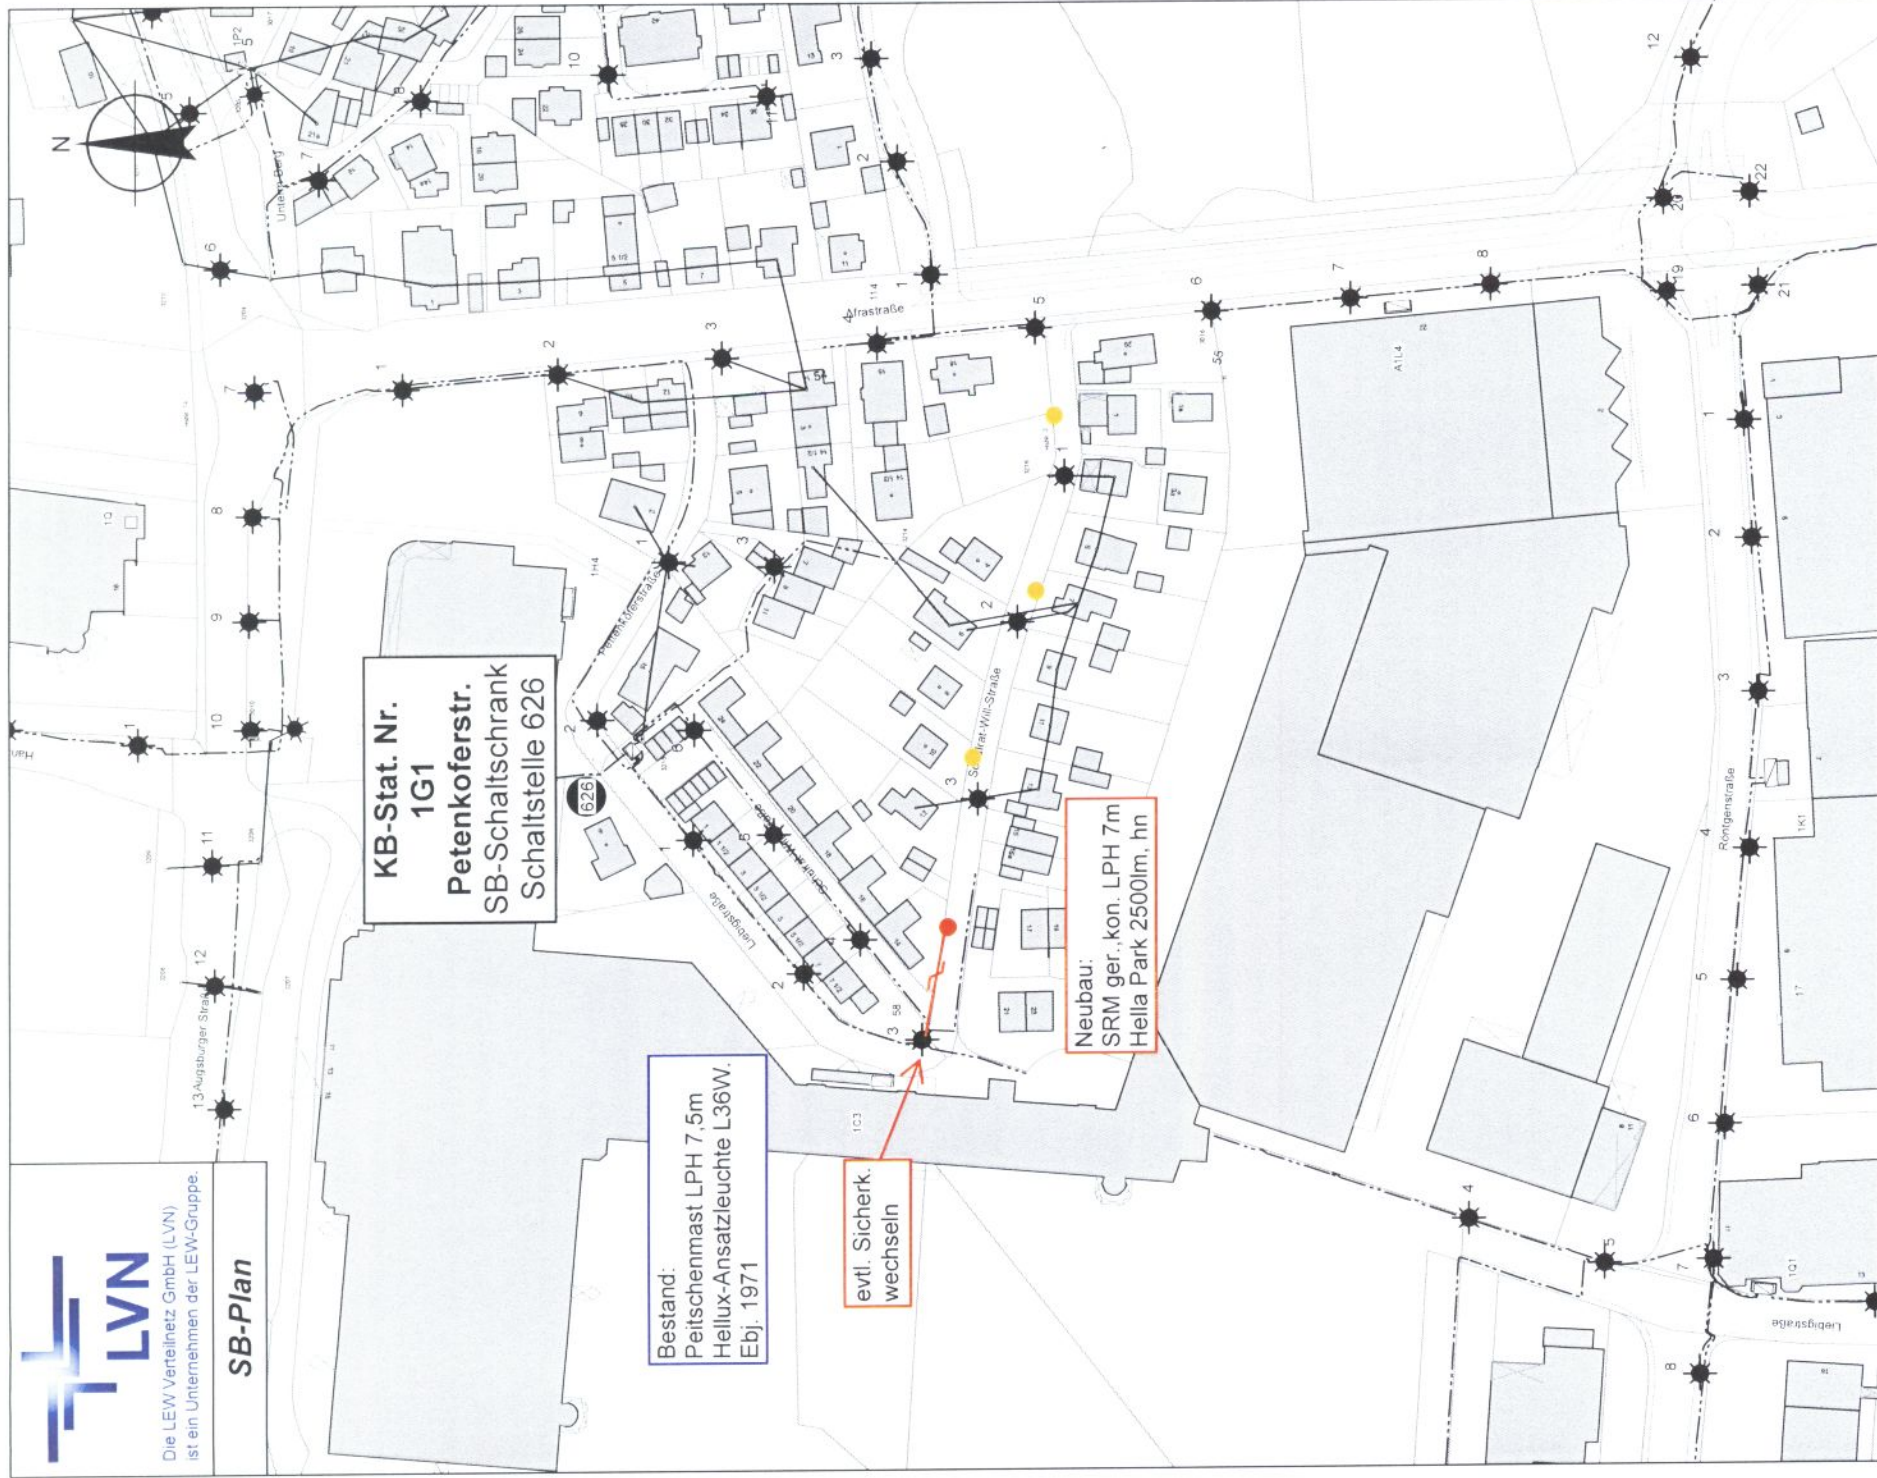

Für Rückfragen:

ERSD-P-M2

 Tel: ++49(821)3282753



Zeichenerklärung:

- SB-Kabel
- SB-Freileitung
- Abbau
- Neubau
- Bestand
- Geplant

Die Angaben über die Tiefe der Kabel
(in der Regel 0,6 - 1,0m) sind
unverbindlich!

Maßangaben beziehen sich immer
auf die Mitte der Leitungstrasse!
Das Merkblatt zum Schutz
erdverlegter Kabel ist strengstens
zu beachten!

Ort: Friedberg

M = 1:2000 A4

Datum: 05.07.2016, 13:48

Peter Augustin
Sachbearbeiter:

NO 26183
20008870



Die LEW Verteilnetz GmbH (LVN)
ist ein Unternehmen der LEW-Gruppe.

SB-Plan

0 20 40 60
Meter

Für Rückfragen:
ERSD-P-M2
Tel: ++49(821)3282753

Zeichenerklärung:

SB-Kabel
SB-Freileitung
Abbau
Neubau
Bestand
Geplant

Die Angaben über die Tiefe der Kabel
auf die Mitte der Leitungsstrasse!
Maßangaben beziehen sich immer
unverbindlich!
(in der Regel 0,5 - 1,0m) sind
auf die Mitte der Leitungsstrasse!
Das Merkblatt zum Schutz
erdverlegter Kabel ist strengstens
zu beachten!

Sachbearbeiter:
Péter Augustin

NO 26092
20008854


Ort: Friedberg

M = 1:2000 A4 Datum: 04.07.2016, 09:42

Turmstat. Nr.
1 R
Friedrich-Schuck-Str.
SB-Schaltstelle 607

Neubau:
SRM ger., kon. LPH 6m
Hella Park 1700lm, hn

Guro-Ltg.

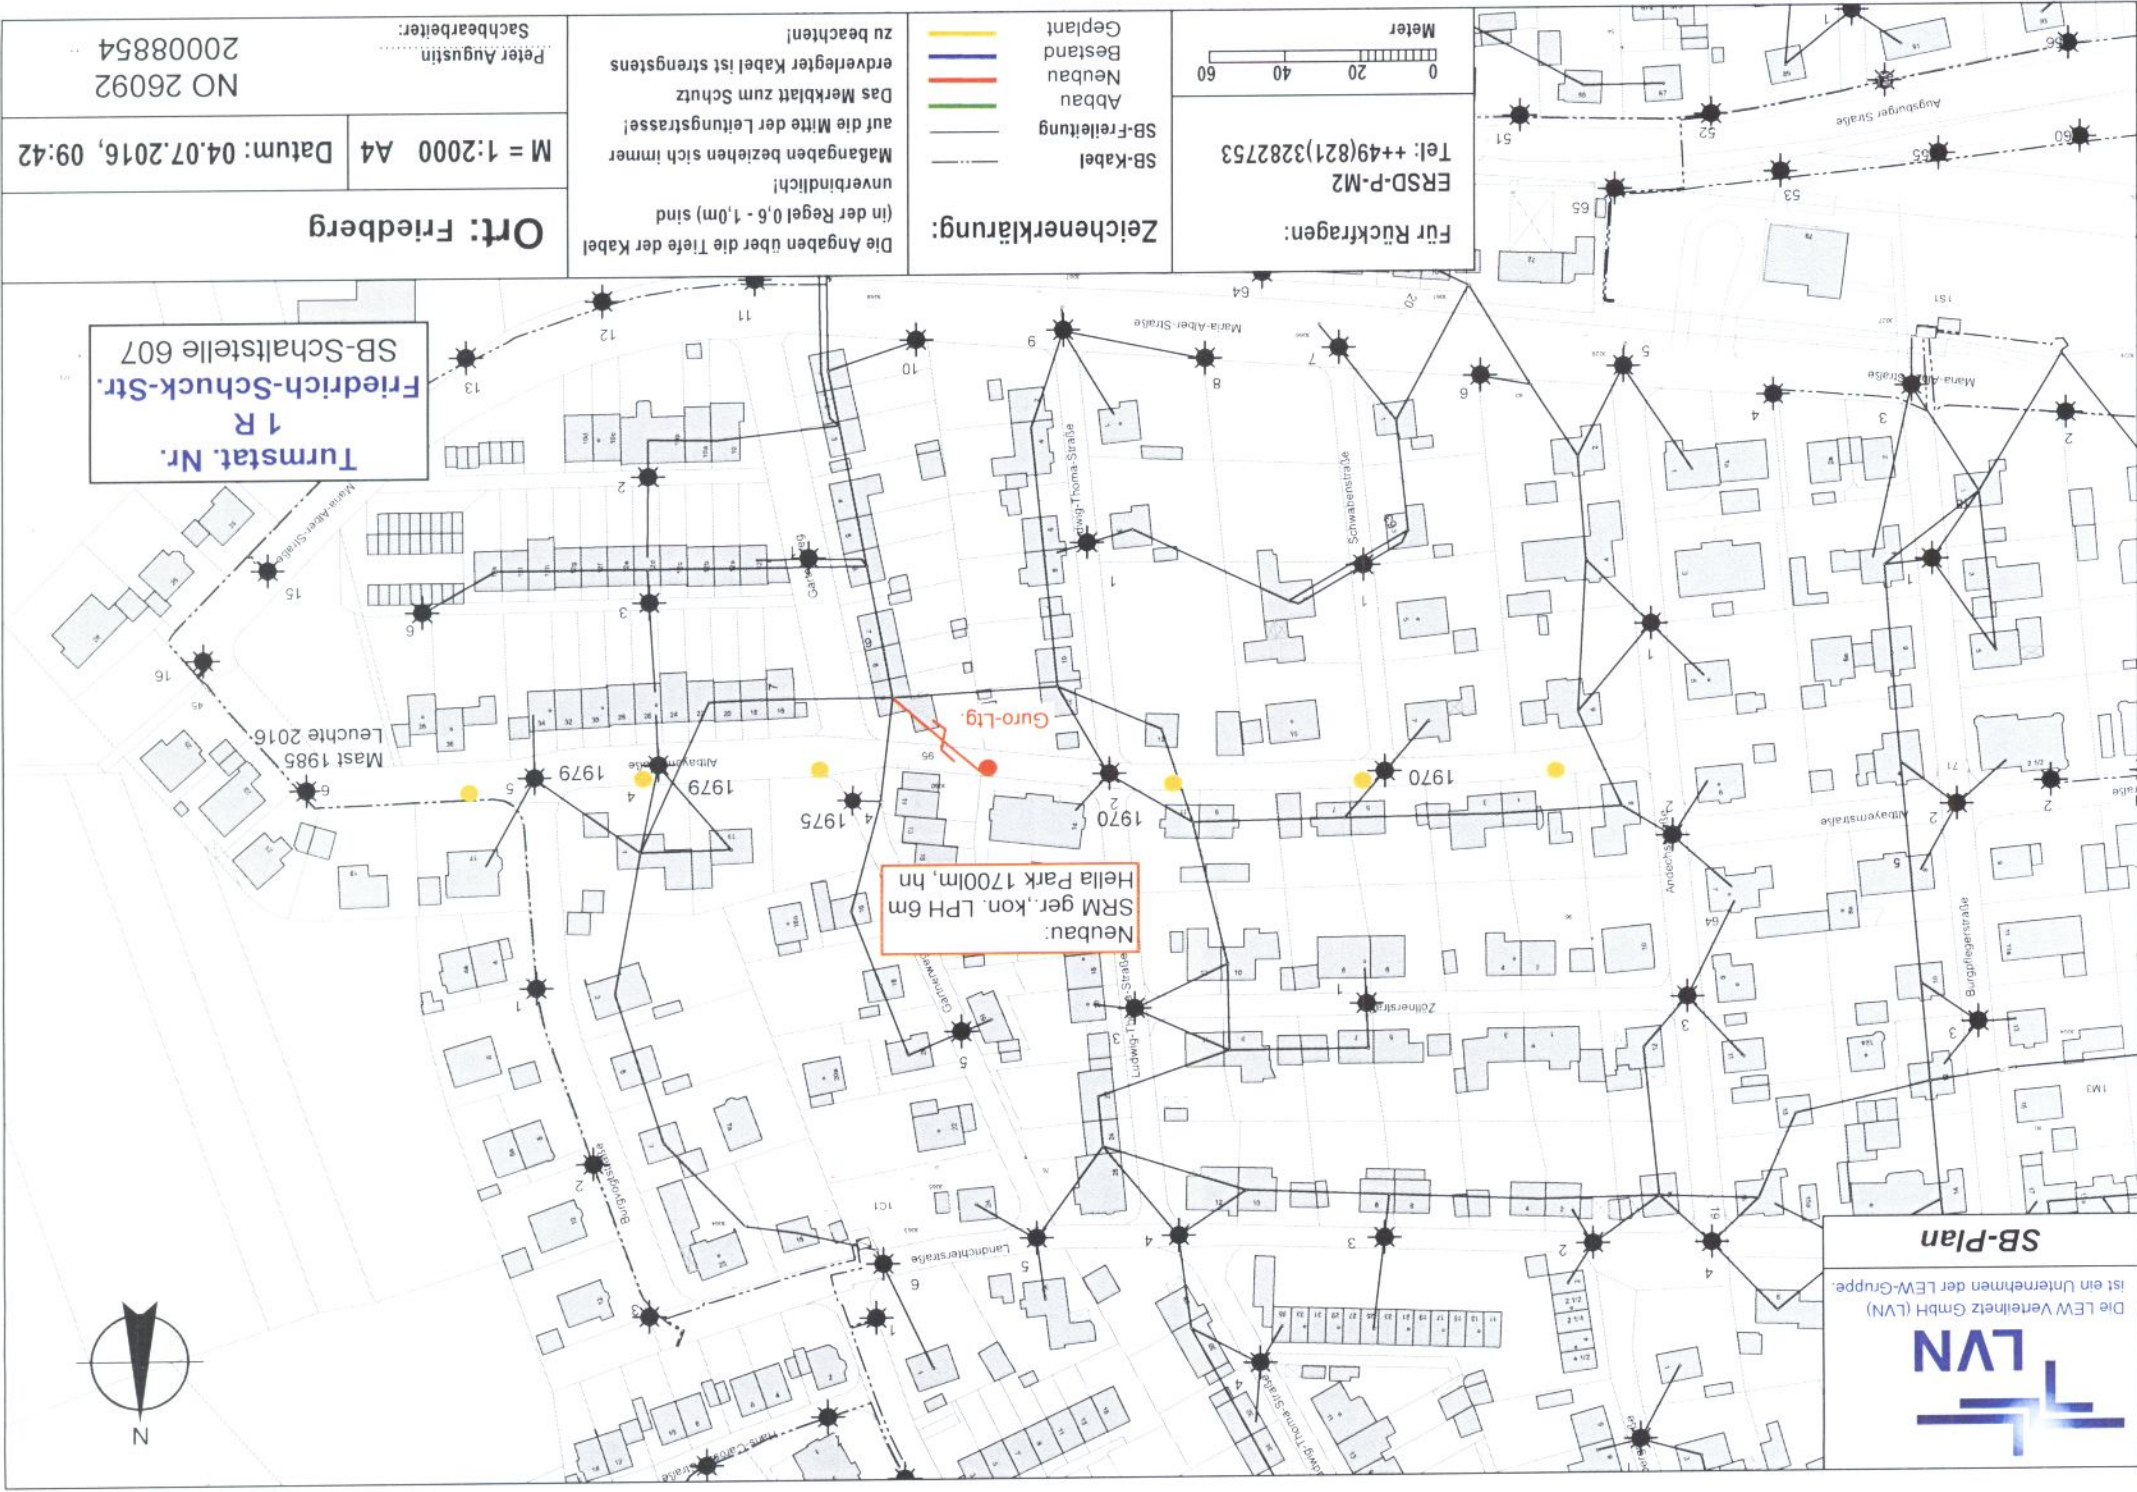



Die LEW Verteilnetz GmbH (LVN)
ist ein Unternehmen der LEW-Gruppe.

SB-Plan

E2M-Stat. Nr.
1 H
Sedanstr.
SB-Schaltschrank
Schaltstelle 604

Abbau:
1- Übersp.-Leuchte L40W.
Ebj. 1971

Neubau:
2- SRM ger., kon. LPH 7m
2- Hella Park 2500lm, 25W.



Für Rückfragen:

ERSD-P-M2
Tel: ++49(821)3282753



Zeichenerklärung:

- SB-Kabel
- SB-Freileitung
- Abbau
- Neubau
- Bestand
- Geplant

Die Angaben über die Tiefe der Kabel
(in der Regel 0,6 - 1,0m) sind
unverbindlich!
Maßangaben beziehen sich immer
auf die Mitte der Leitungstrasse!
Das Merkblatt zum Schutz
erdverlegter Kabel ist strengstens
zu beachten!

Ort: Friedberg

M = 1:2000 A4 Datum: 09.06.2016, 10:29

Peter Augustin
Sachbearbeiter:
NO 25914
20008756



Die LEW Verteilnetz GmbH (LVN)
ist ein Unternehmen der LEW-Gruppe.

 
SB-Plan



Für Rückfragen:

ERSD-P-M2

Tel: ++49(821)3282753



Zeichenerklärung:

SB-Kabel

SB-Freileitung

Die Angaben über die Tiefe der Kabel
(in der Regel 0,6 - 1,0m) sind
unverbindlich!
Maßangaben beziehen sich immer
auf die Mitte der Leitungstrasse!
Das Merkblatt zum Schutz
erdverlegter Kabel ist strengstens
zu beachten!

Ort: Stätzing

M = 1:2000 A4

Datum: 11.07.2016, 09:39

Peter Augustin

Sachbearbeiter:


NO 26134
20008883

Unterschrift



Die LEW Verteilnetz GmbH (LVN)
ist ein Unternehmen der LEW-Gruppe

SB-Plan

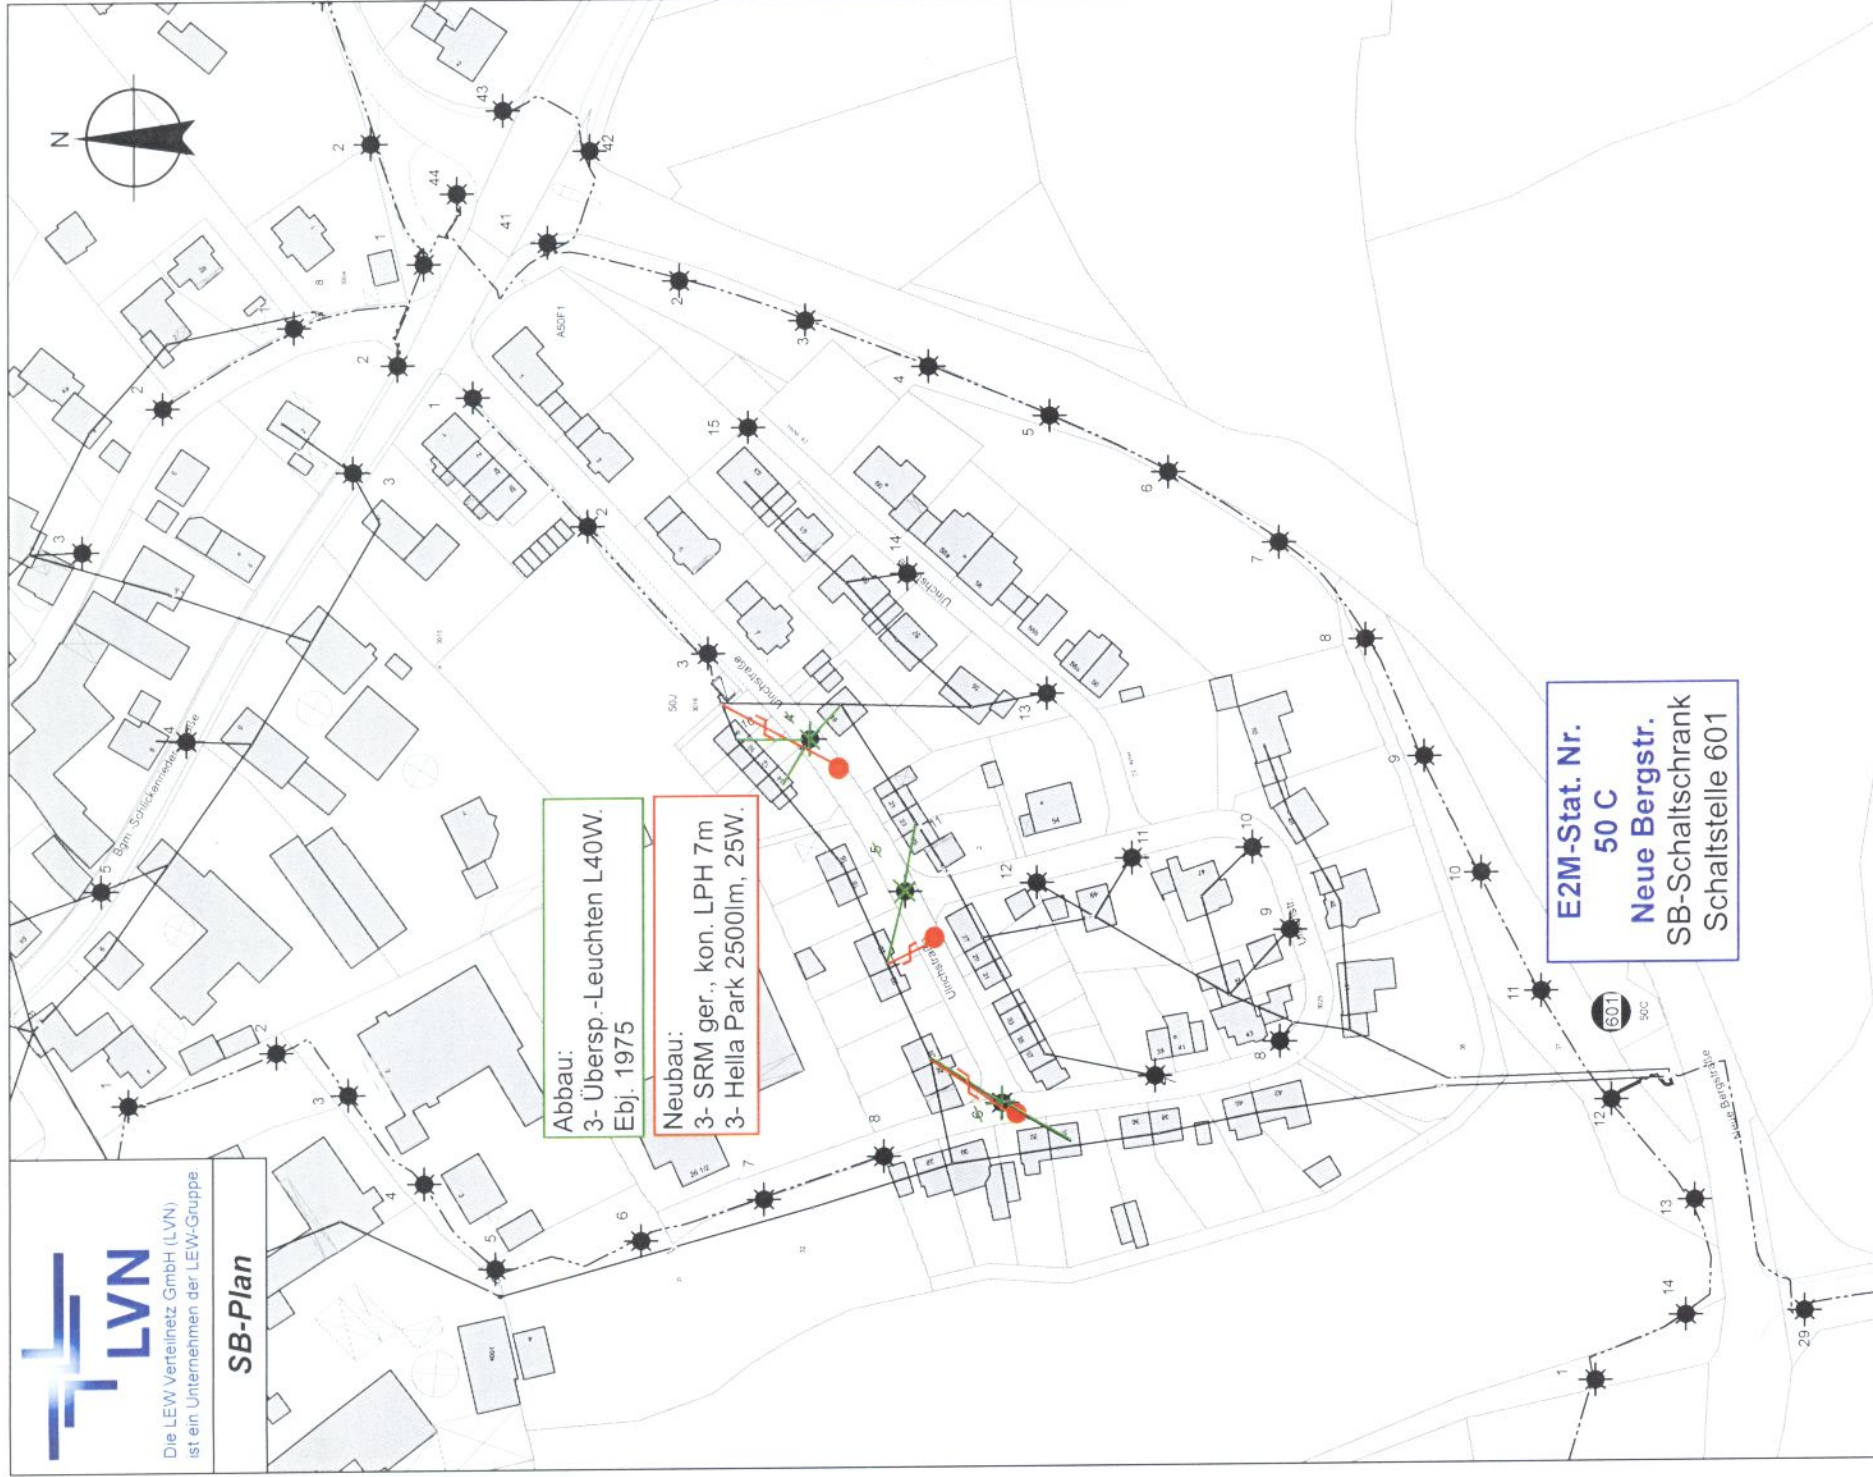

Für Rückfragen:

ERSD-P-M2
Tel: ++49(821)3282753



Zeichenerklärung:

- SB-Kabel
- SB-Freileitung
- Abbau
- Neubau
- Bestand
- Geplant

Die Angaben über die Tiefe der Kabel
(in der Regel 0,6 - 1,0m) sind
unverbindlich!
Maßangaben beziehen sich immer
auf die Mitte der Leitungsstrasse!
Das Merkblatt zum Schutz
erdverlegter Kabel ist strengstens
zu beachten!

Ort: Derching

M = 1:2000 A4 Datum: 08.06.2016, 08:45


Peter Augustin
Sachbearbeiter:

NO 25913
20008753



Die LEW Verteilnetz GmbH (LVN)
ist ein Unternehmen der LEW-Gruppe.

Kabellageplan

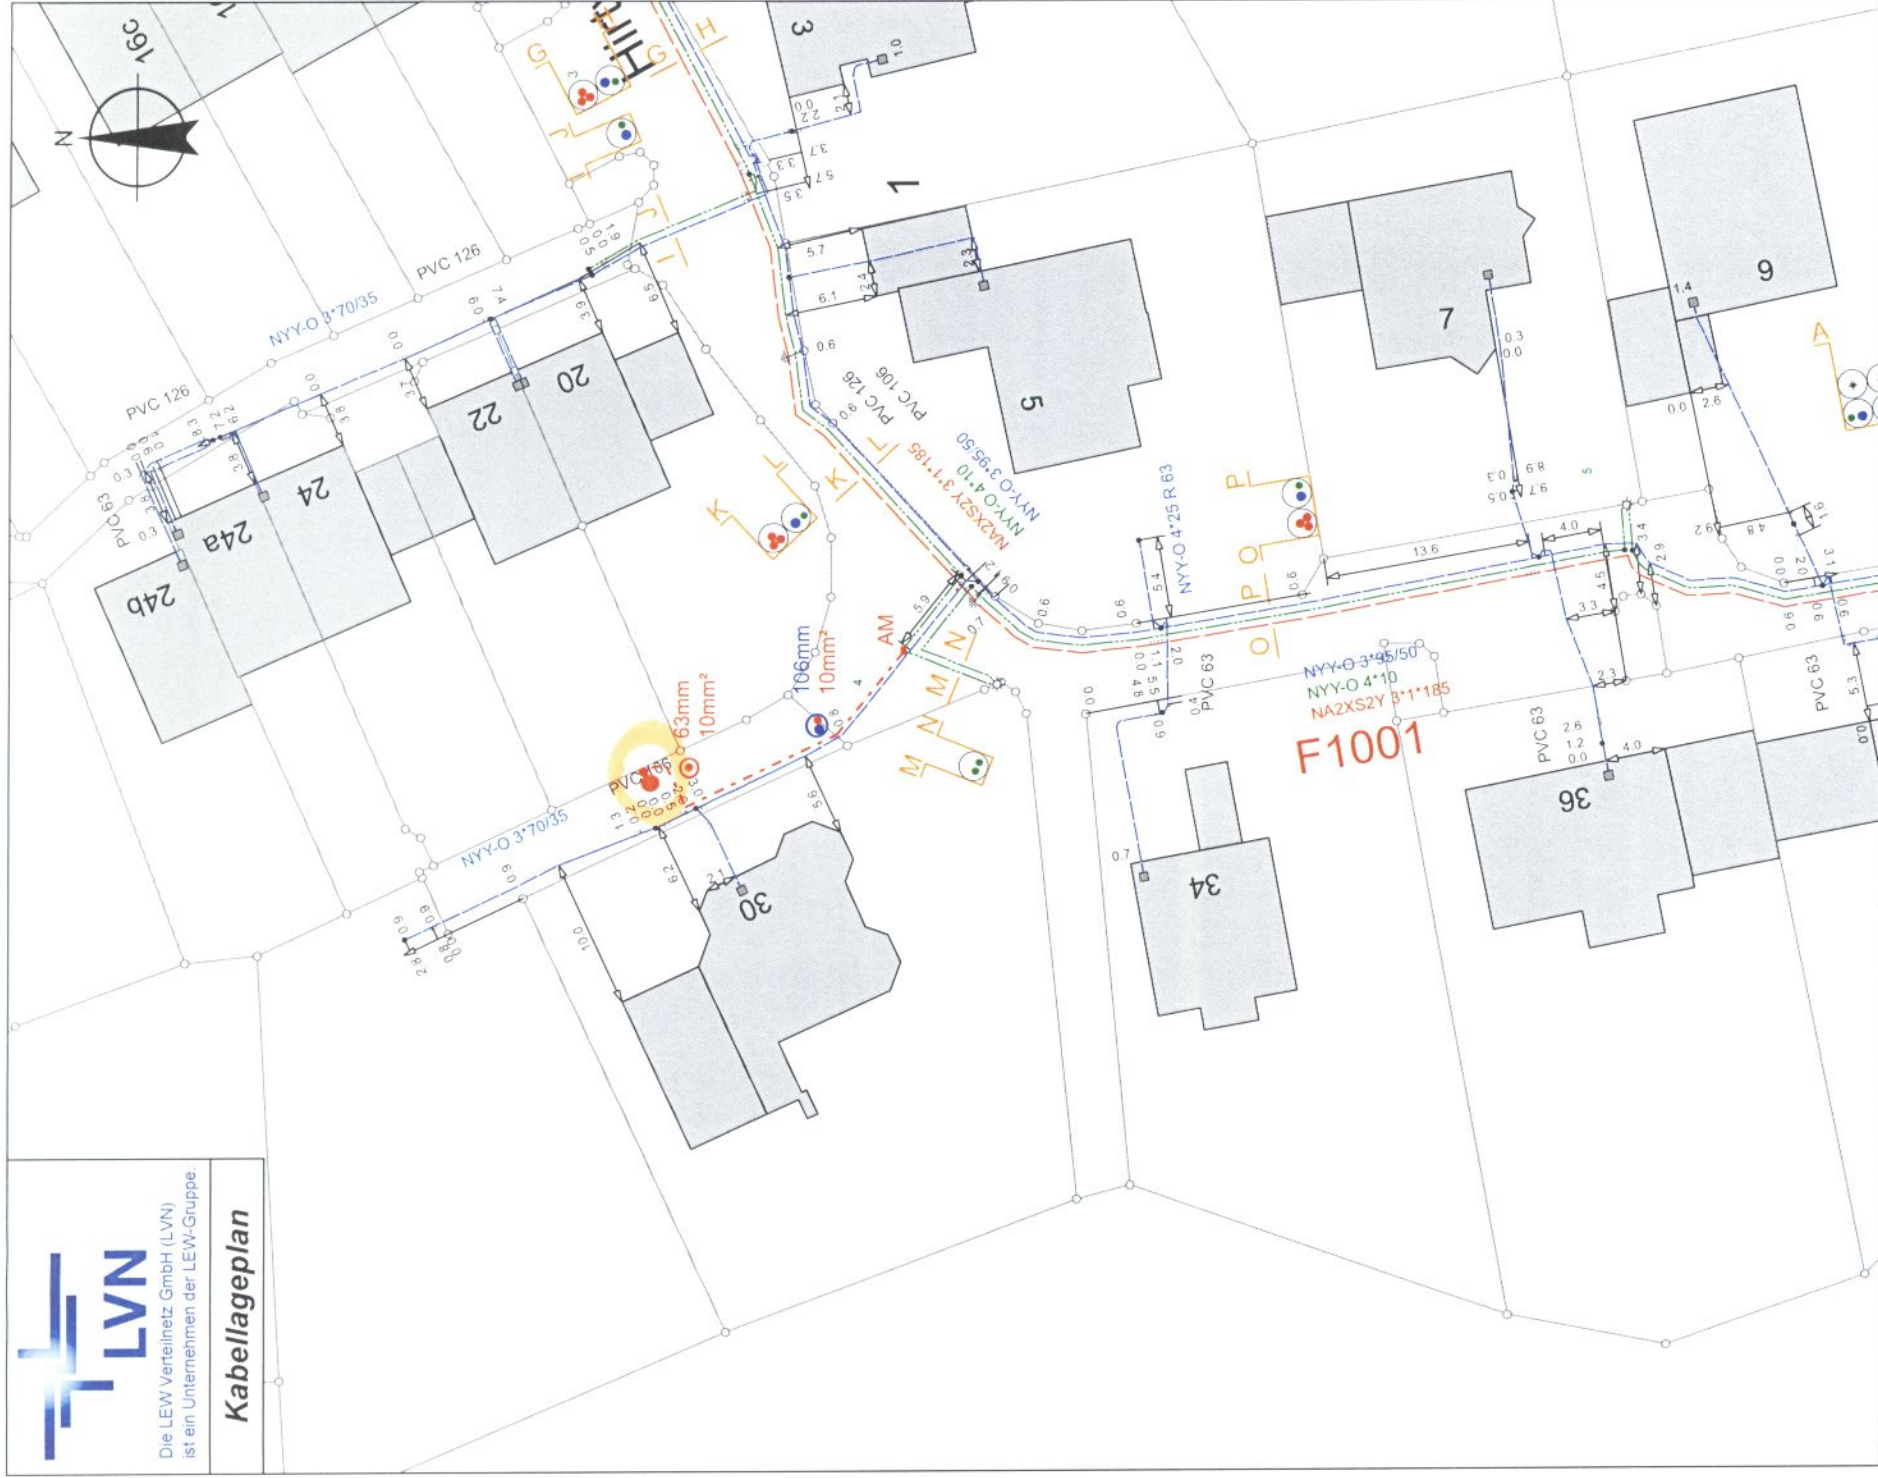

Für Rückfragen:

ERSD-P-M2
Tel: + 49(821)3282753



Zeichenerklärung:

- Mittelsp.-Kabel
- Niedersp.-Kabel
- Straßenbel.-Kabel
- Fernmelde-Kabel
- Fremdleitung

Die Angaben über die Tiefe der Kabel
(in der Regel 0,6 - 1,0m) sind
unverbindlich!

Maßangaben beziehen sich immer
auf die Mitte der Leitungsstrasse!

Das Merkblatt zum Schutz
erdverlegter Kabel ist strengstens
zu beachten!

Ort: Wifflertshausen

M = 1:500

A4 Datum: 16.10.2015, 10:16

Peter Augustin
Sachbearbeiter:

NO 25559
20007743
Unterschrift