
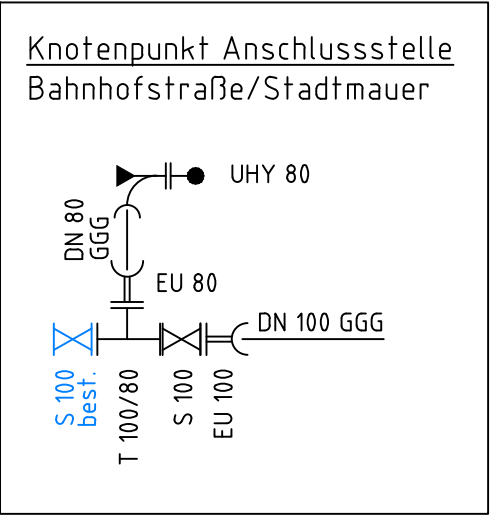


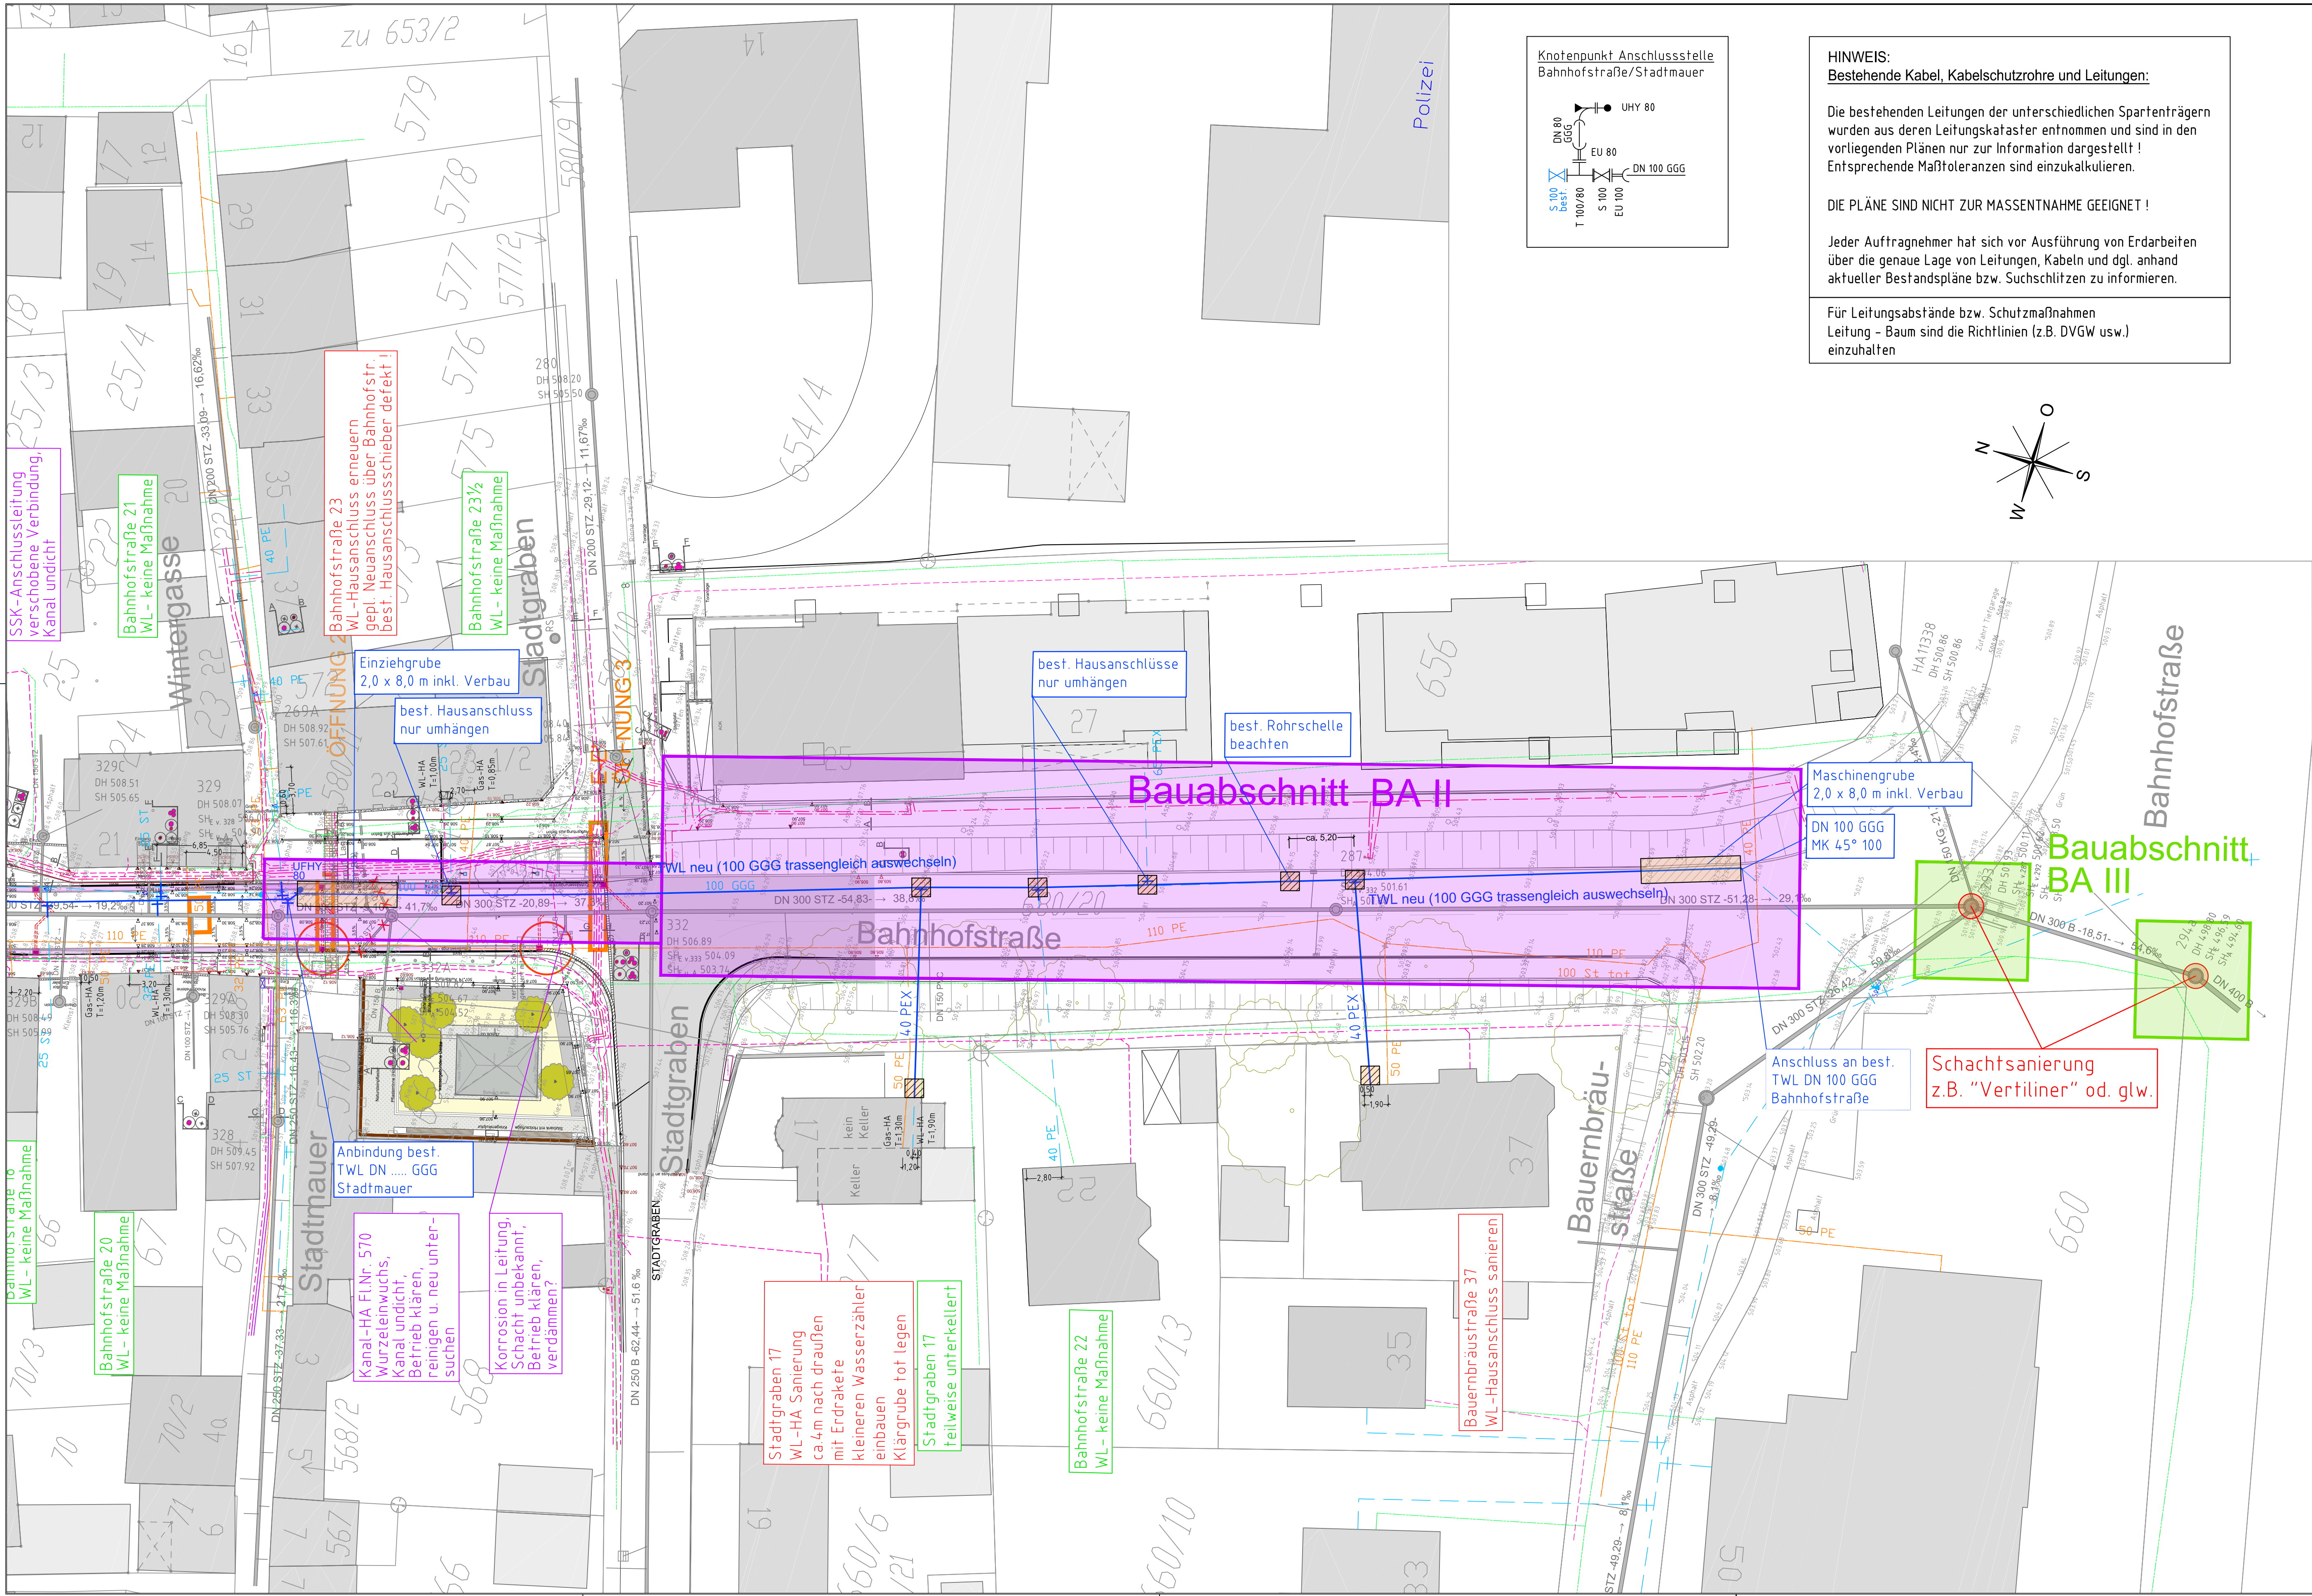


HINWEIS:
Bestehende Kabel, Kabelschutzrohre und Leitungen:

Die bestehenden Leitungen der unterschiedlichen Spartenträgern wurden aus deren Leitungskataster entnommen und sind in den vorliegenden Plänen nur zur Information dargestellt ! Entsprechende Maßtoleranzen sind einzukalkulieren.

DIE PLÄNE SIND NICHT ZUR MASSENTNAHME GEEIGNET !

Jeder Auftragnehmer hat sich vor Ausführung von Erdarbeiten über die genaue Lage von Leitungen, Kabeln und dgl. anhand aktueller Bestandspläne bzw. Suchschlitzen zu informieren.

Für Leitungsabstände bzw. Schutzmaßnahmen Leitung - Baum sind die Richtlinien (z.B. DVGW usw.) einzuhalten

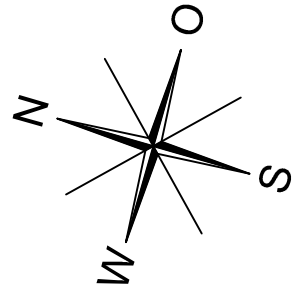

- Legende:**
- Wasserleitung, Gemeinde Friedberg (Bestand)
 - Gasleitung - Schwaben Netz (Bestand)
 - Telekom (Bestand)
 - Strom - LVN (Bestand)
 - Straßenbeleuchtung (Bestand)
 - Kanal (Bestand)
 - Unterflurhydrant (Bestand)
 - Überflurhydrant (Bestand)
 - Absperrschieber/-klappe (Bestand)
 - Trinkwasserleitung neu (Vorschlag)
 - Schachtsanierung geplant
 - Maschinen-/Einziehgrube
 - Zwischenbaugrube

- Legende Text:**
- Bahnhofstraße 9
WL-Hausanschluss sanieren
kleineren Wasserzähler einbauen
Sanierungsmaßnahme (Wasserleitung und Kanal)
 - Bahnhofstraße 9
Kanal-HA, verschobene Verbindung, Kanal undicht
Hinweistext (Kanalschäden lt. TV-Untersuchung)
 - Hinweis:
Probleme mit Regenwasser
(Rückstau)
Hinweistext

AUSSCHREIBUNGSPLANUNG

d			
c			
b			
a			
Index	Art der Änderung :	Datum :	gez. :

Bauherr :  Stadtwerke Friedberg		
Bauvorhaben : Ausbau der Bahnhofstraße in Friedberg - Erneuerung der TWL incl. Hausanschlüsse		
Planart : Lageplan mit Sparten, BA II u. BA III		
Maßstab : 1 : 250	gez. :	BV Nr. : 117.121
	bearb. :	Plan Nr. : 117121 AS 01 LP
Datum : 12.12.2018	gepr. :	Anlage :
Bauherr :		