


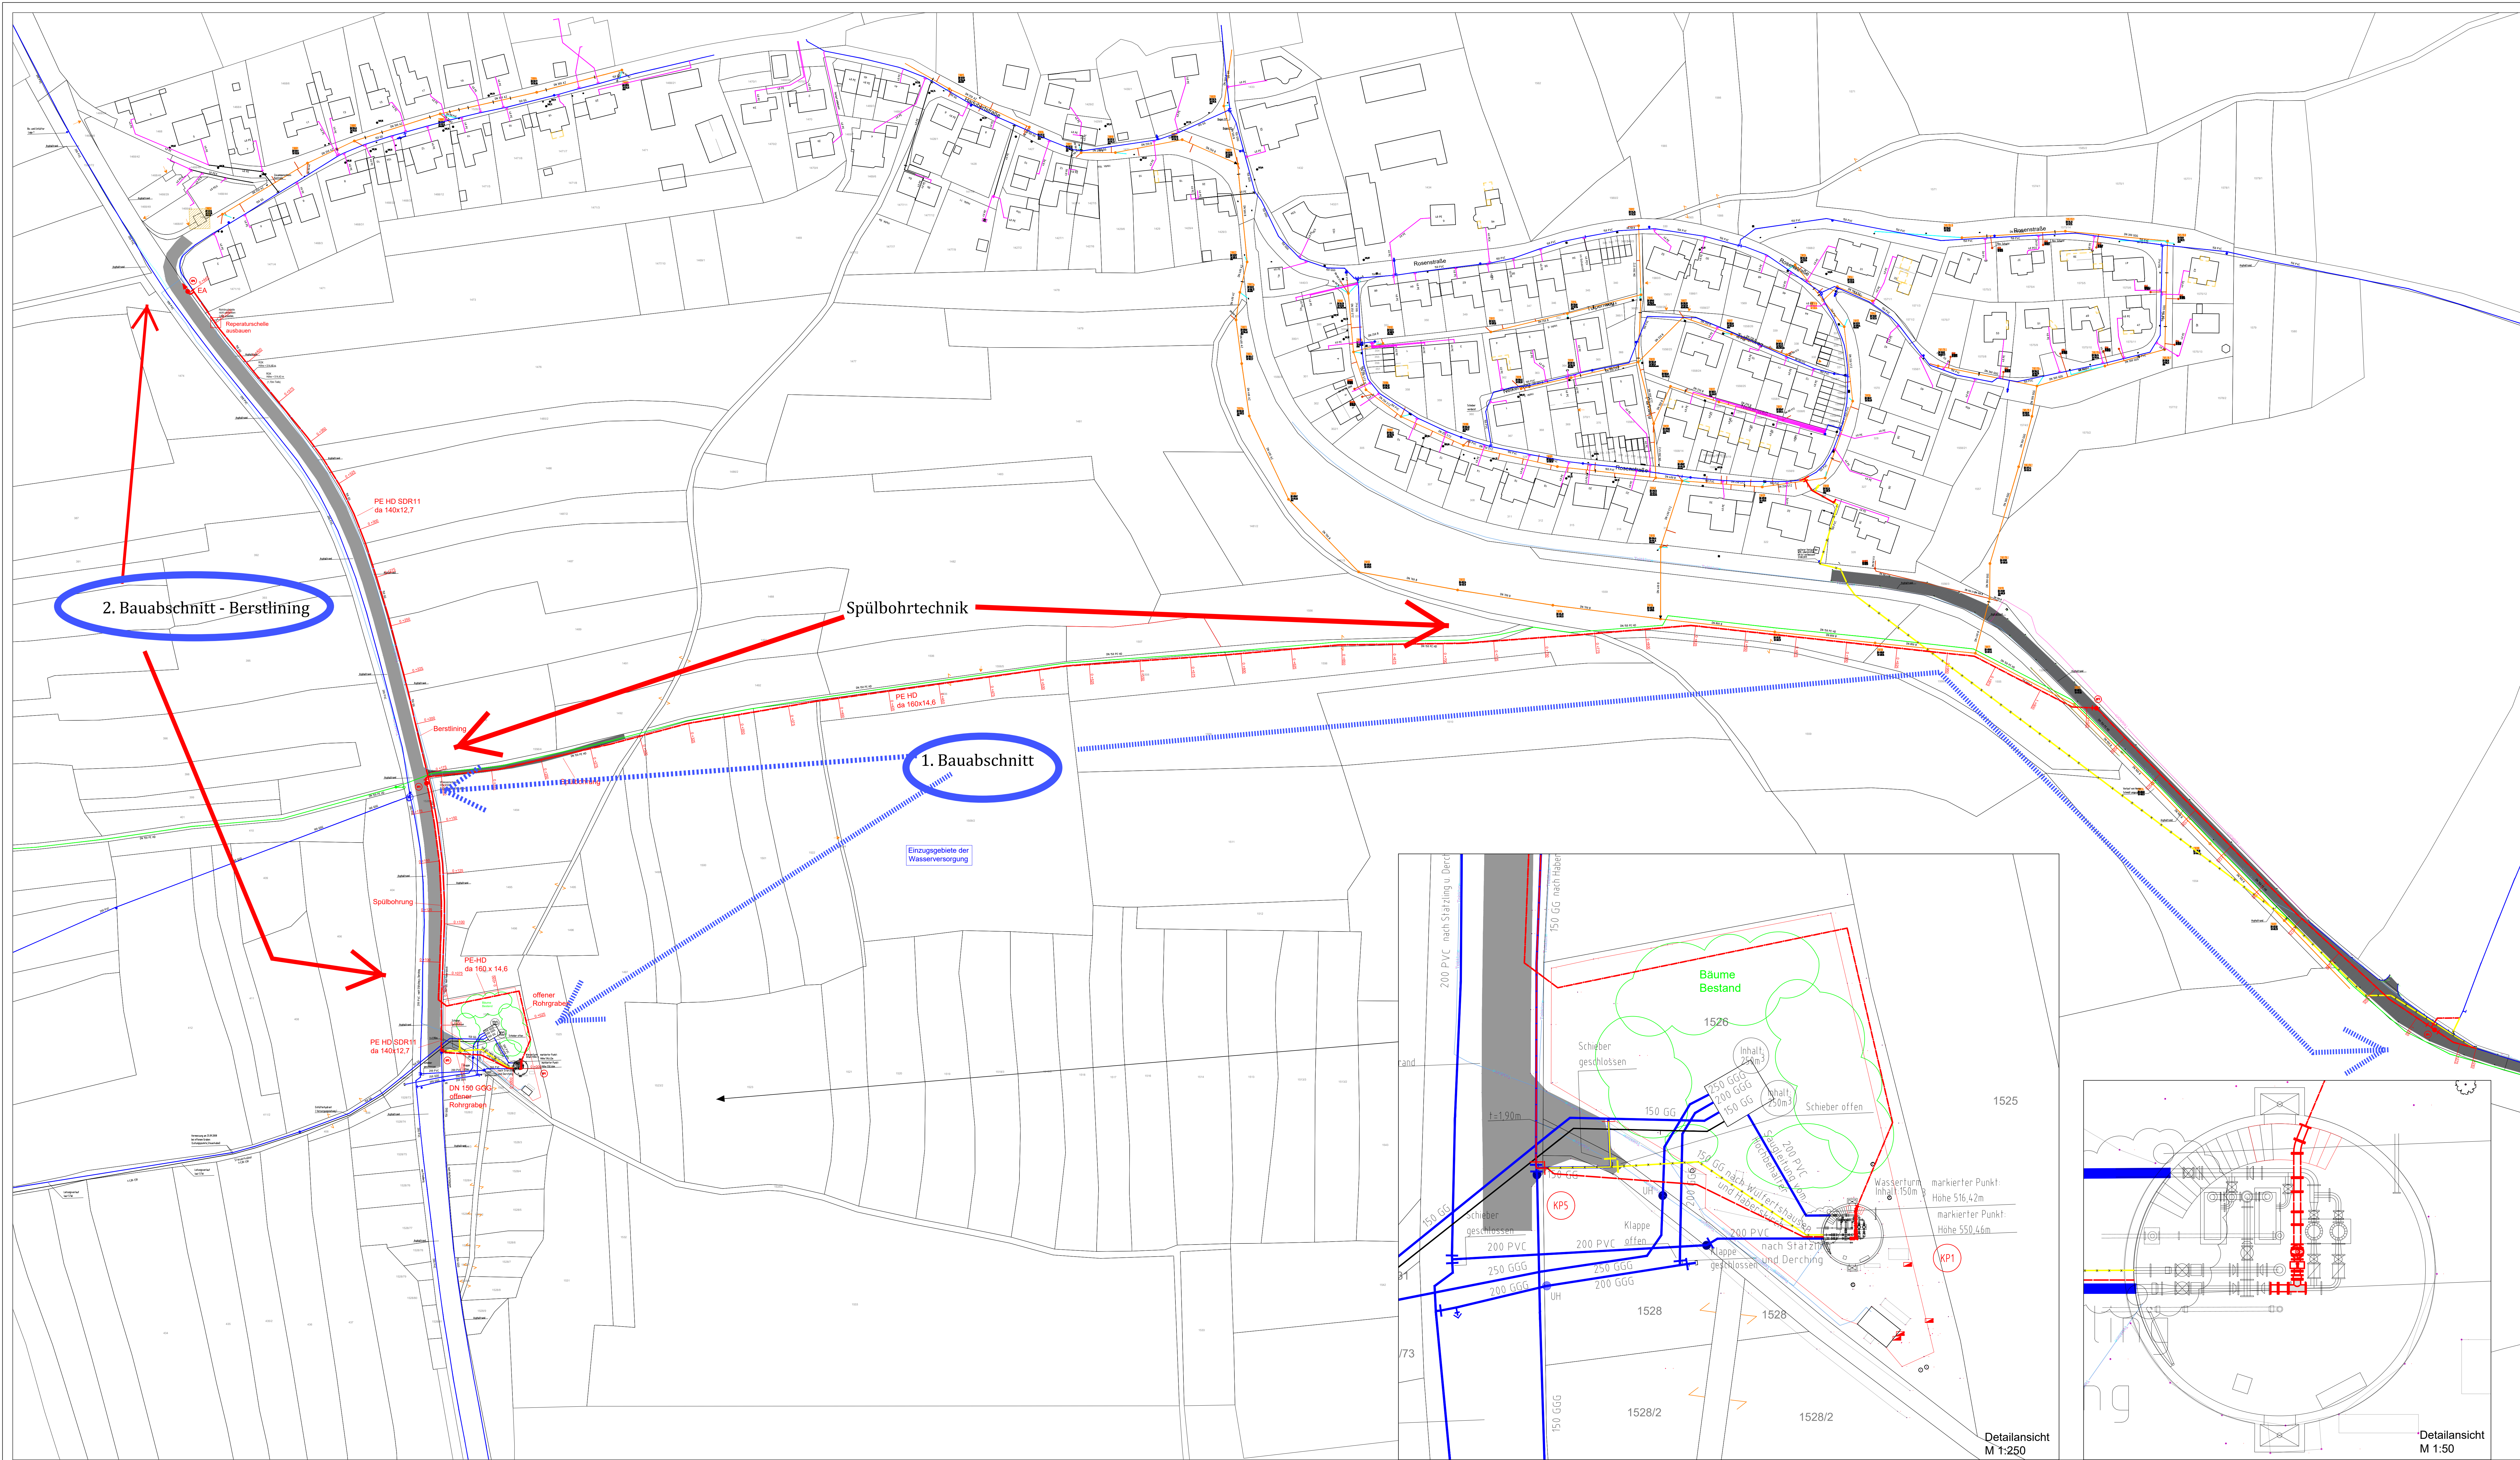


ZEICHENERKLÄRUNG

Rohrleitung	vorhanden	geplant
spätere Erweiterung		
Provisorische Leitung		
Rohrleitung entfällt stillgelegt		
Übergang in Rohrkunststoff in der Normweite		
Nenndruck bei Abweichung von PN 10		
Lageplan-Knoten		
Berechnungs-Knoten		
Lageplan- und Berechnungsknoten		
Schächte mit Bezeichnung		
A = Abzweig	S = Schieber	
D = Druckminder	W = Wasserschalter	
E = Einfaller	R = Rohrbruchschutzhülle	
Sp = Spülbohrschacht mit DN der Spülleitung	E = Entleerung	
Absperrschieber		
Unterflurhydrant seitlich des Rohres und als Tiefpunkt mit Schieber und Rd. Nr.		
Oberflurhydrant seitlich des Rohres mit Schieber, Angabe der Anschlusshöhe, des Löscharbeitsbereiches und Rd. Nr.		
Straßensperre		
Unterflurhydrant mit Schutzrohr		
Grundstücksklasse bzw. Schutzzone		
Höhenknoten, Höhenangabe NH + m		
Gemeindegrenze		
Gemarkungsgrenze		
Grenze des räumlichen Geltungsbereiches des Bebauungsplanes		

Versorger:

Gasleitung -gwa	
Telefonleitung -Telekom	
Stromleitung -Lew	
Kabel Deutschland -Vodafone	
Versorgungsleitung	
Abwasserleitung	

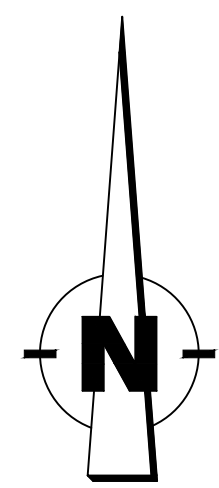

Haberskirchen, Stadt Friedberg
Landkreis Aichach-Friedberg

Nr.	Grundlage	Stand	Erstellt von
1	Wasser + Kanal	20.10.21	Stadtwerke Friedberg

ENTWURFSPLANUNG

Vorhaben: Wasserversorgung Friedberg

Plan/Bauart: Lageplan

Entwerfer: Ingenieurbüro Kienlein

Wasserversorgung Umwelttechnik Bäderbau

Plan-Nr.: 26019 EP LP 03

Beilage Nr.: 3

zum Entwurf vom 29.08.2022

gepr.: Aug. 2022

gepr.: Aug. 2022

Maßstab: 1:1000

Vorhabenstrasse: Stadtwerk Friedberg, Sparkassenplatz 1, 86318 Friedberg

Tel: 091 9002 200

E-Mail: stadtwerk@friedberg.de

Gemäß §§ 12 und 11 des Urhebergesetzes und § 823 BGB sind für diesen Plan alle Rechte vorbehalten! © Nachdruck, Vervielfältigung oder Verbreitung, auch auszugsweise, ist ohne schriftliche Genehmigung des Verfassers gestattet.

