





Schnitt B-B

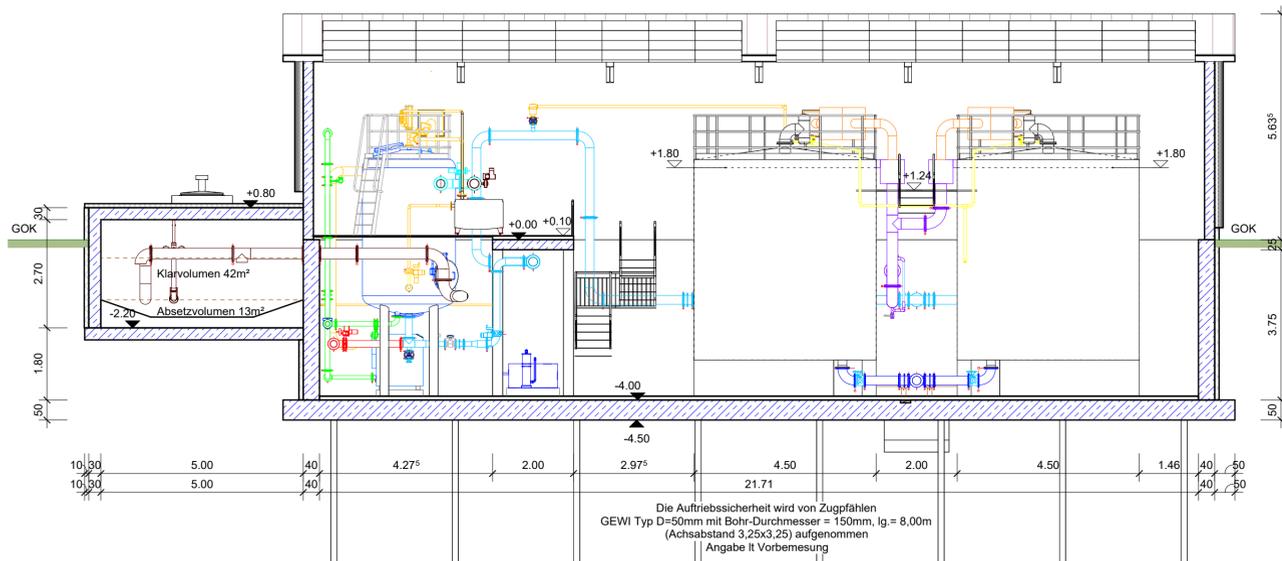



Schnitt A-A

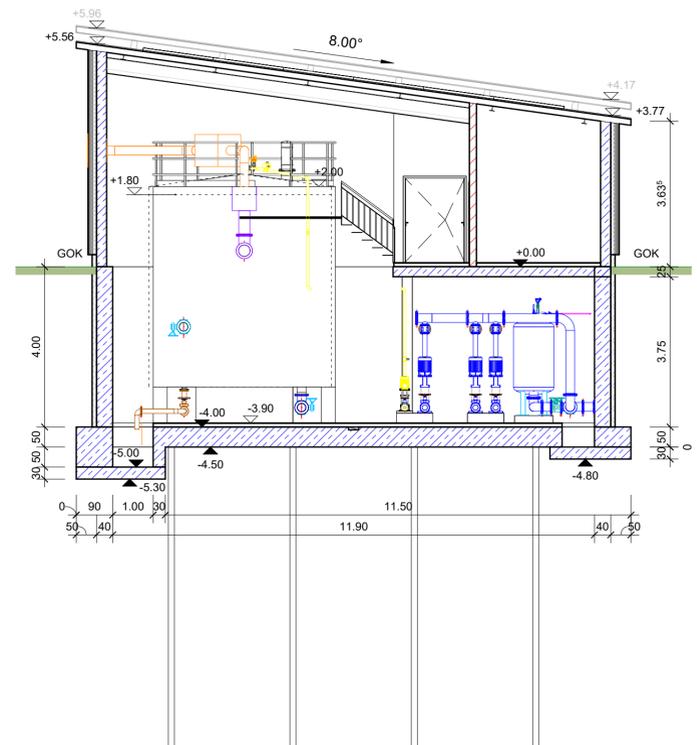

Grundriss Erdgeschoss

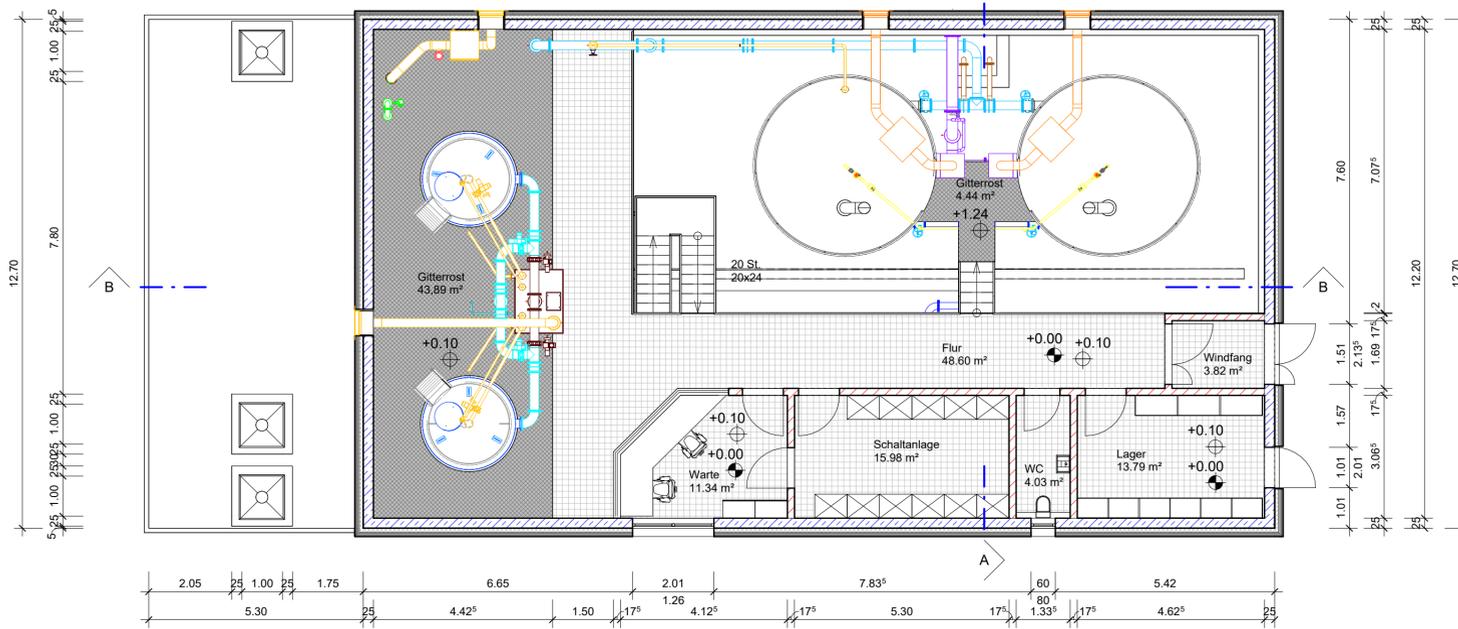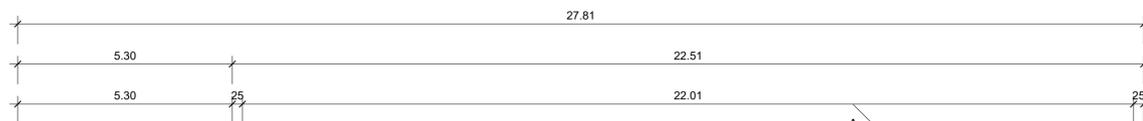

Grundriss Kellergeschoss

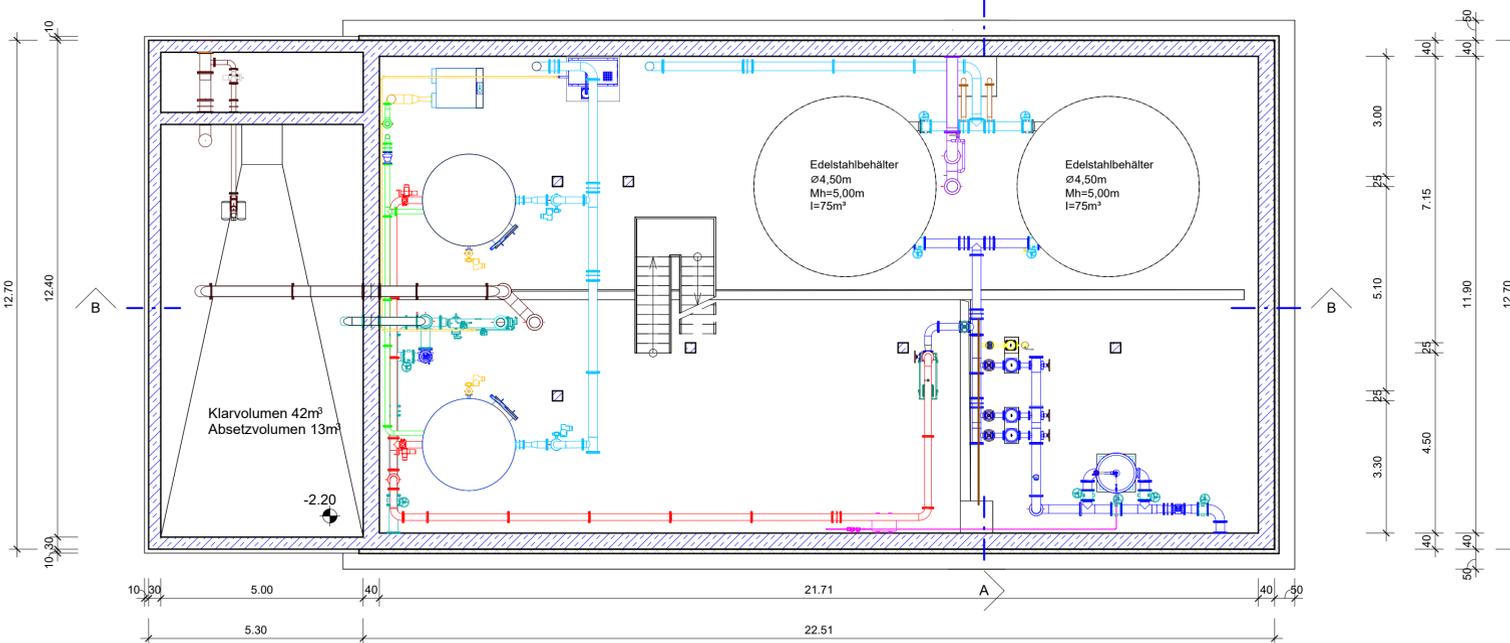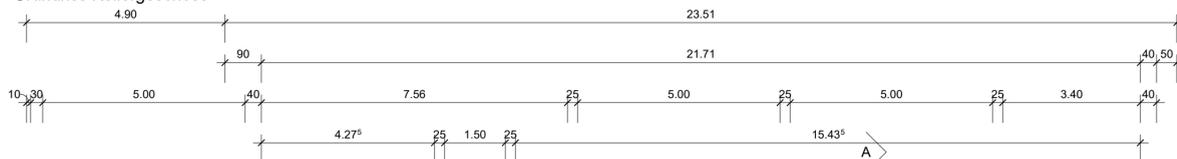

Vorabzug

18.09.2023 14:41:10

± 0.00 = ca. 474.22 ü. NN
WSP = ca. 476.02 ü. NN

ENTWURFSPLANUNG		Plan-Nr. 26601001 EP GR	Index
Projekt Stadtwerke Friedberg		Datei 27900201 AF GRre.rvt	
zum Entwurf vom		Gez. Sept. 2023 dn Gepr. Sept. 2023 ka	
Plan/ Bauteil Grundrisse, Schnitte EG, KG		Maßstab 1:100	
Planverfasser INGENIEURBÜRO KIENTLEIN WASSERVERSORGUNG UMWELTECHNIK BÄDERBAU Flurstraße 6, 84172 Buch am Erlbach, Tel. 08709 94313-0 Fax. 08709 94313-10 Zweigstelle: Mettnerer Straße 23a, 94469 Deggendorf, Tel. 0991 2898871 E-Mail: info@ib-kientlein.de Internet: www.ib-kientlein.de		Vorhabensträger Stadtwerke Friedberg Sparkassenplatz 1 86316 Friedberg Telefon: 0821 6002 501 Telefax: 0821 6002 591 E-Mail: stadwerke@friedberg.de Unterschrift	
Gemäß §§ 1, 2 und 11 des Urhebergesetzes und § 823 BGB sind für diesen Plan alle Rechte vorbehalten! © Nachdruck, Vervielfältigung oder Veröffentlichung, auch auszugsweise, ist nur mit schriftlicher Genehmigung des Verfassers gestattet.			
18.09.2023 14:41:09 Plangröße: 890x 890 = 0.79 m²			