


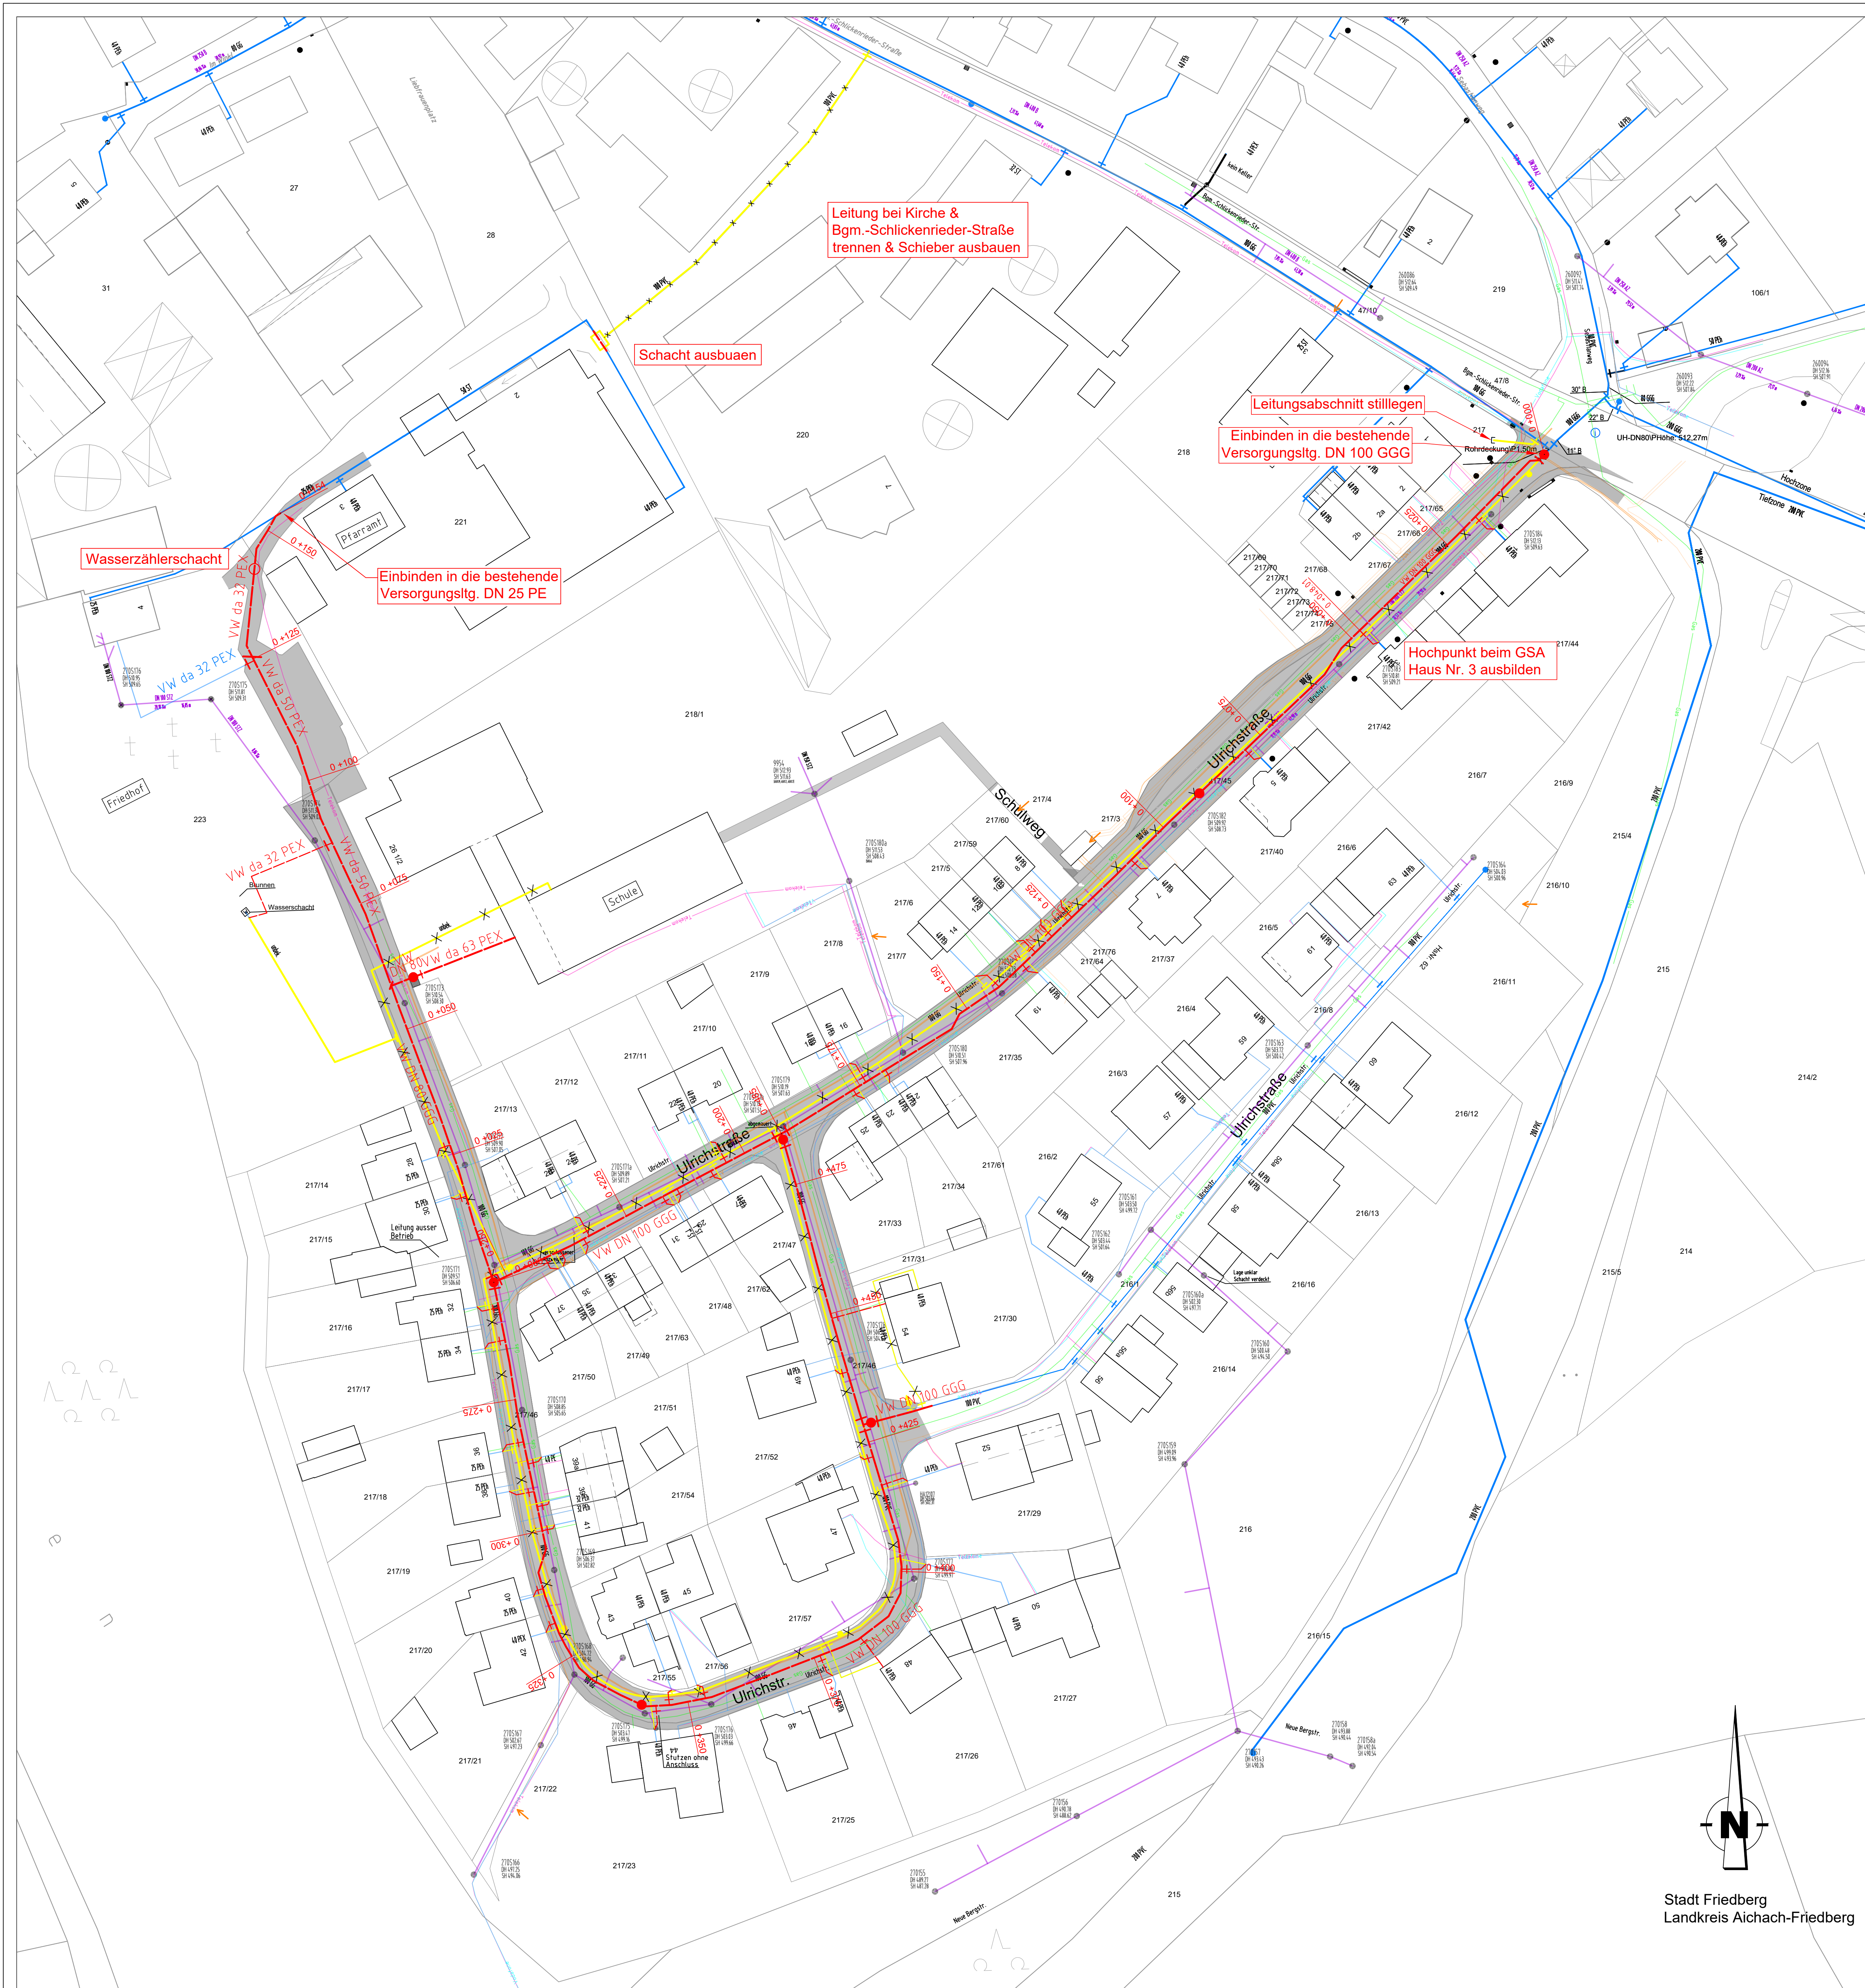


ZEICHENERKLÄRUNG

Rohrleitung	vorhanden	geplant
spätere Erweiterung		
Provisorische Leitung		
Rohrleitung entfällt/ stillgelegt		
Übergang in Rohrwerkstoff in der Nennweite		
Nenndruck bei Abweichung von PN 10		
Lageplan-Knoten		
Berechnungs-Knoten		
Lageplan- und Berechnungsknoten		
Schächte mit Bezeichnung		
A = Abzweig		
D = Druckminder		
E = Entlüfter		
Sp = Spülschacht mit DN der Spüleleitung		
Absperschieber		
Unterflurhydrant seitlich des Rohres und als Tiefpunkt mit Schieber und lfd. Nr.		
Oberflurhydrant seitlich des Rohres mit Schieber, Angabe der Anschlusnennweite, des Löschwasserdargebotes und lfd. Nr.		
Straßenquerung		
Unterführung mit Schutzrohr		
Grundstückanschlüsse bzw. Schutzrohre		
Höhenfestpunkt, Höhenangabe NN + m		
Gemeindegrenze		
Gemarkungsgrenze		
Grenze des räumlichen Geltungsbereiches des Bebauungsplanes		

Versorger:

Gasleitung -swa	Gas
Telefonleitung -Telekom	Telekom
Fernwärmeleitung	
Kabel Deutschland -Vodafone	Kabel De
Versorgungsleitung	
Mischwasserleitung	

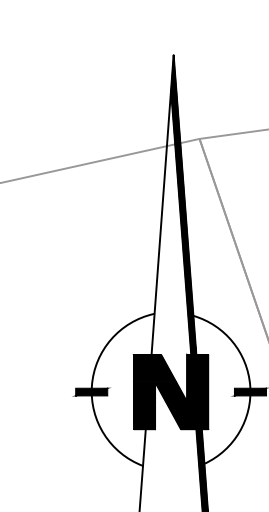

Stadt Friedberg
Landkreis Aichach-Friedberg

ENTWURFSPLANUNG		Plan-Nr. 266023 EP LP 02
Vorhaben: Wasserversorgung Friedberg		Beilage Nr.: 3 zum Entwurf vom 11.10.2023
Ulrichstraße, Derching - RL-Erneuerung		gez. Okt. 2023 th
OT Derching, Stadt Friedberg, Landkreis Aichach-Friedberg		gepr. Okt. 2023 en
Plan/Bauteil: Lageplan		Maßstab: 1:500
Entwurfsverfasser: INGENIEURBÜRO KIENLEIN WASSERVERSORGUNG UMWELTECHNIK BÄDERBAU		Vorhabensträger: Stadtwerke Friedberg, Sparkassenplatz 1, 86510 Friedberg
Pursstraße 6, 84172 Buch am Erlbach, Tel. 08709 94313-0 Fax 08709 94313-10 E-Mail: info@b-kienlein.de Internet: www.b-kienlein.de		Tel. 0821 6002 500 E-Mail: stadtwerke@friedberg.de
Gemäß §§ 1,2 und 11 des Urhebergesetzes und § 823 BGB sind für diesen Plan alle Rechte vorbehalten! © Nachdruck, Vervielfältigung oder Veröffentlichung, auch auszugsweise, ist nur mit schriftlicher Genehmigung des Verfassers gestattet.		